


PLANTA BAIXA - PAVIMENTO TERREO AGUA FRIA
ESCALA 1:200

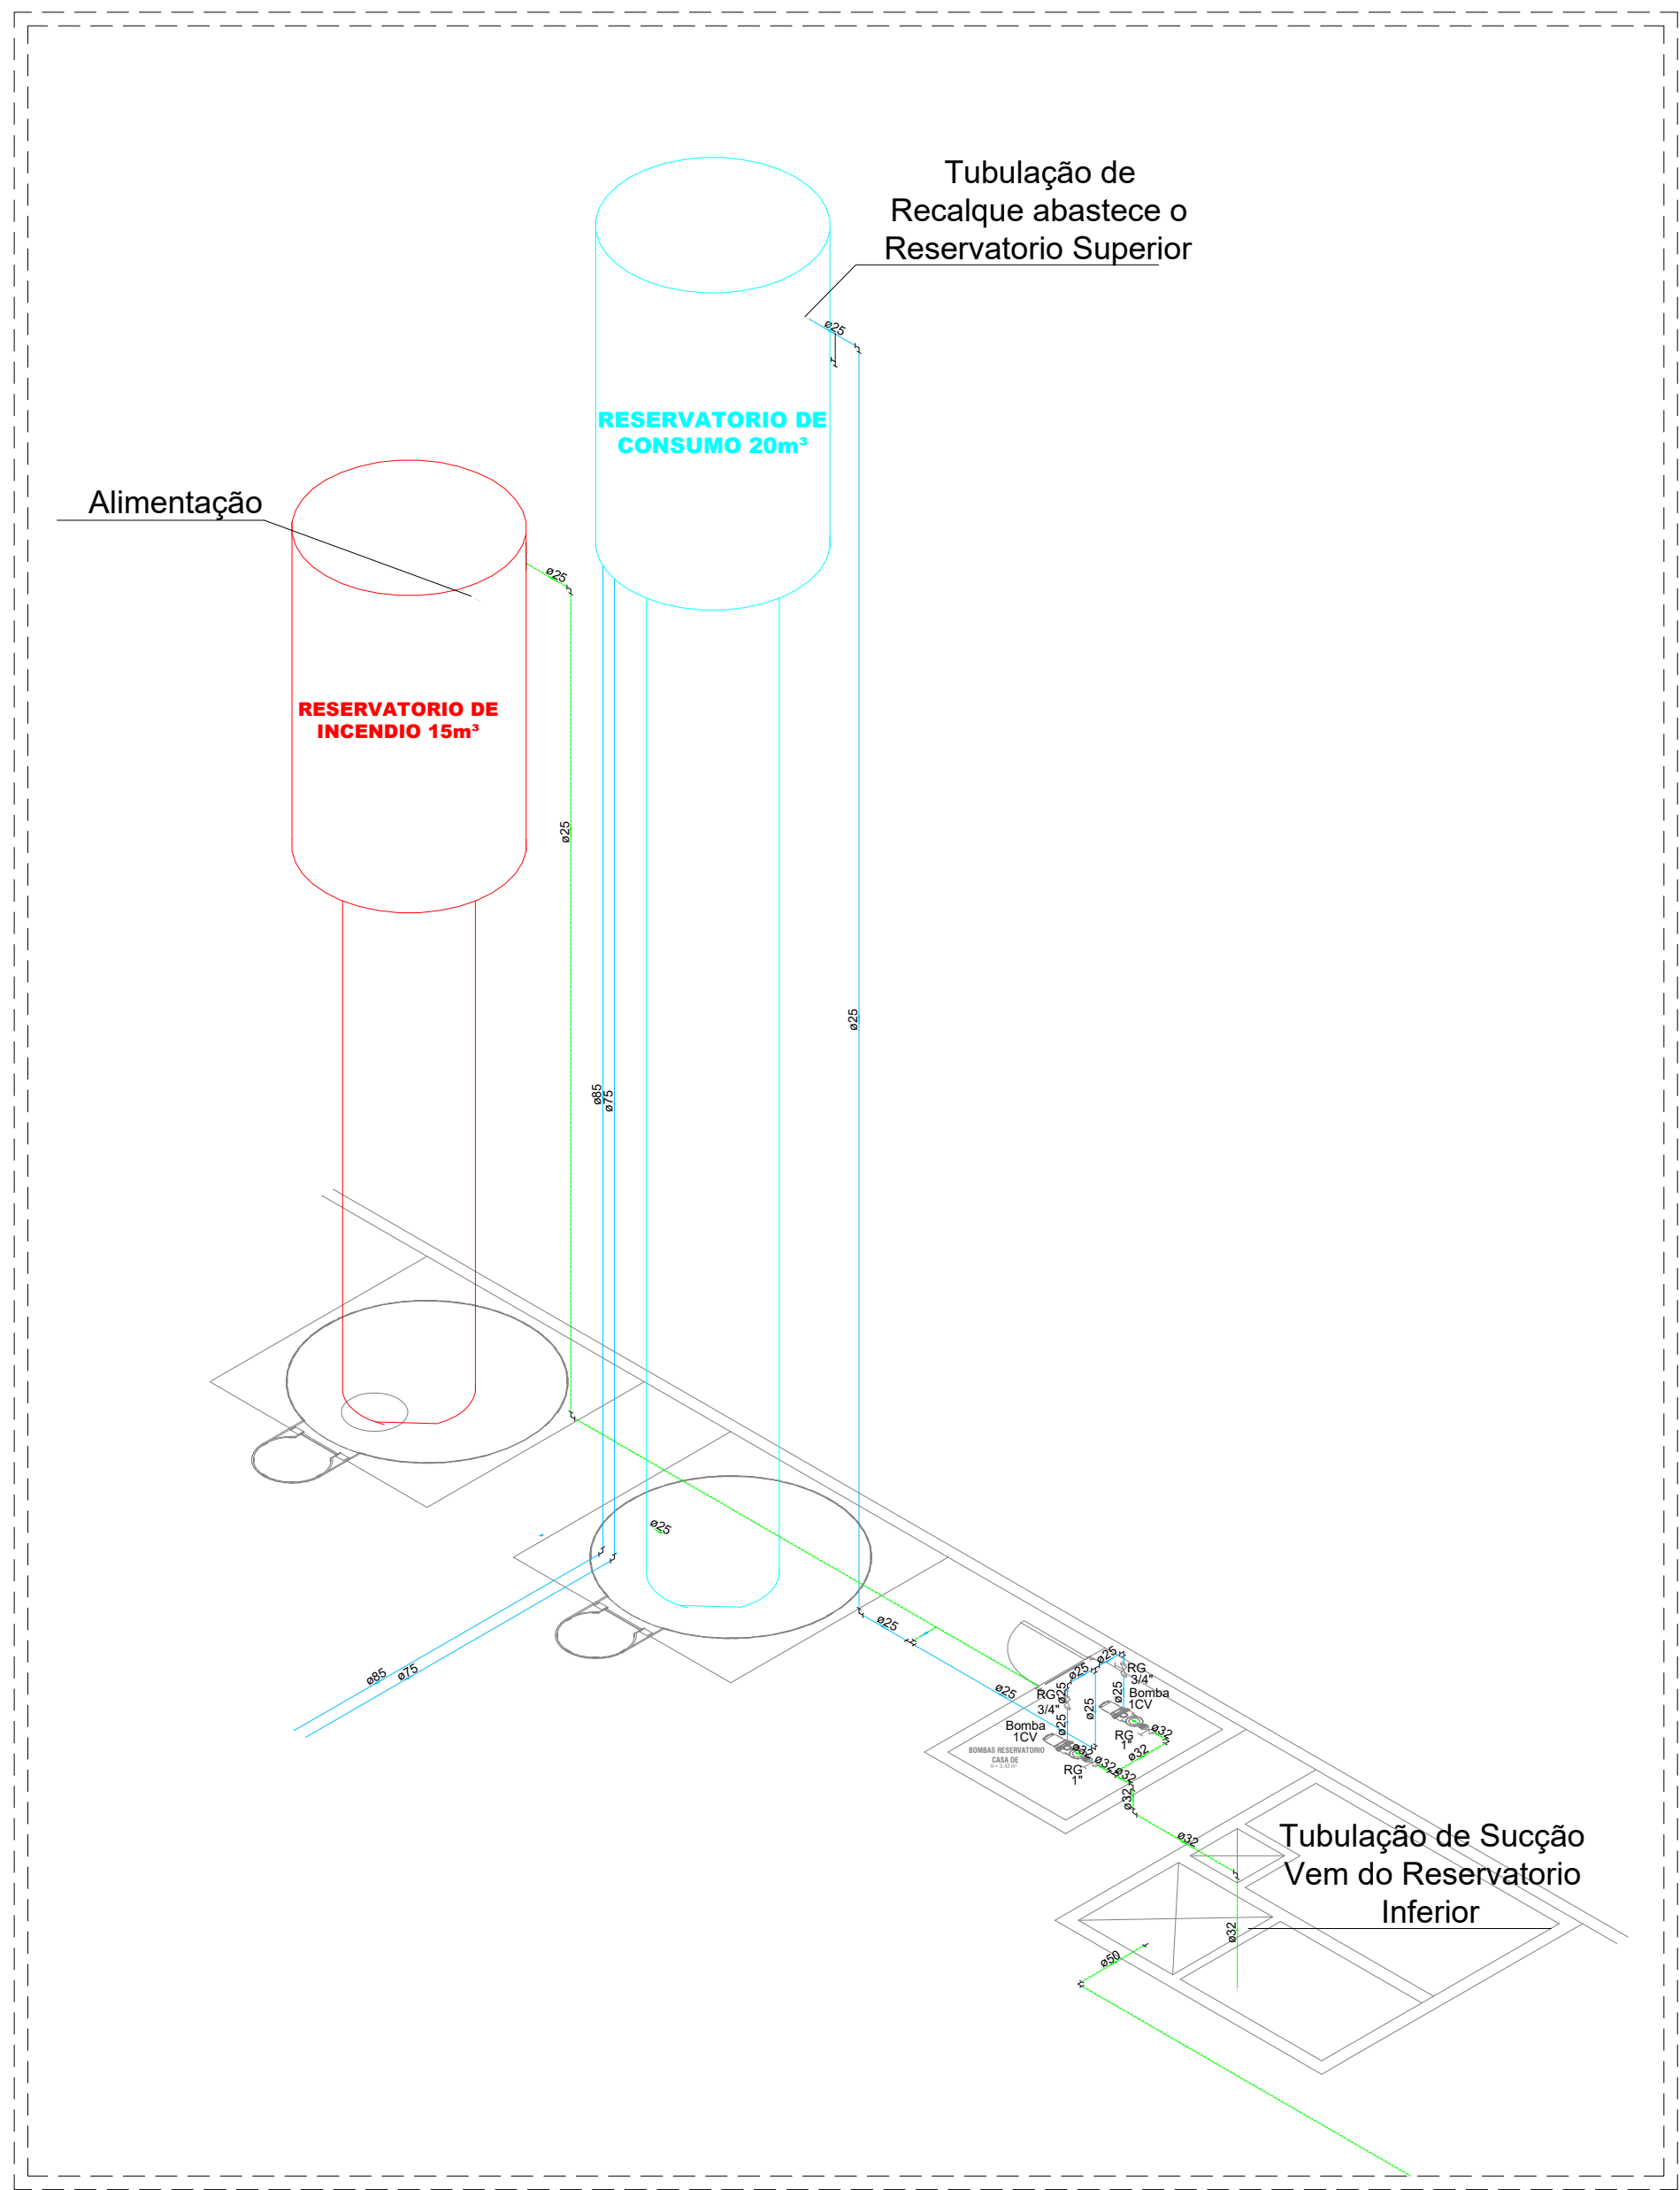

DETALHE ISOMETRICO DAS CAIXAS D'AGUA
ESCALA 1:75

LEGENDA

- DH DUCHA HIGIENICA
- CH CHUVEIRO
- DH DUCHA HIGIENICA
- BE FILTRO
- LV LAVATÓRIO
- MLL MÁQUINA DE LAVAR LOUÇA
- MLR MÁQUINA DE LAVAR ROUPA
- PIA PIA
- RG REGISTRO DE GAVETA
- RP REGISTRO DE PRESSÃO
- TJ TORNEIRA DE JARDIM
- TLR TANQUE DE LAVAR ROUPA
- TUBULAÇÃO DE ÁGUA FRIA
- TUBULAÇÃO DE ALIMENTAÇÃO

- Água Fria AF
- Diâmetro da Prumada Ø
- COLUNA DE ÁGUA FRIA
- Alimentação AL
- Diâmetro do Recalque Ø
- COLUNA DE ALIMENTAÇÃO



ESTADO DE GOIÁS
SECRETARIA DE ESTADO DA EDUCAÇÃO
SUPERINTENDÊNCIA DE INFRAESTRUTURA
GERÊNCIA DE PROJETOS E INFRAESTRUTURA

GERÊNCIA DE PROJETOS E INFRAESTRUTURA
APROVADO
TÉCNICO RESPONSÁVEL PELA APROVAÇÃO

COLÉGIO ESTADUAL MÃE BELA

CONSTRUÇÃO DE ESCOLA PADRAO SEC XXI

ENDEREÇO
RUA RAMIRO VIEIRA DE MELO, SETOR MÃE BELA - POSSE - GO

ÁREA DO TERRENO	ÁREA PERMEAB.	ÁREA EXISTENTE	ÁREA A DEMOLIR	ÁREA A CONSTRUIR	ÁREA TOTAL CONSTRUÇÃO
11.119,17m²					3.377,37m²

Branda, Branda e Moura
AUTOR, ENO* CIVIL: BRENDA BARBARA FERNANDES MOREIRA, CREA: 101510586/GO

RT DA OBRA:
PROPRIETÁRIO: SECRETARIA DE ESTADO DA EDUCAÇÃO - CNPJ: 01.409.759/0001-20
PREPOSTO: SABRINA SILVA VIEIRA VALENTE - CPF: 041.530.091-64

HIDROSSANITÁRIO

TIPO DE PROJETO
PLANTA BAIXA - PAVIMENTO TERREO AGUA FRIA
DETALHE ISOMETRICO DAS CAIXAS D'AGUA
LEGENDAS

ASSUNTO:
DATA: OUTUBRO/2025
ESCALA: INDICADA
REVISÃO: 000
Nº RT/ART: 100000000-1-1-1

REV.	DATA	DESCRIÇÃO	VISTO	FOLHA PROJETA