


PLANTA BAIXA - ELÉTRICA
Escala 1:150

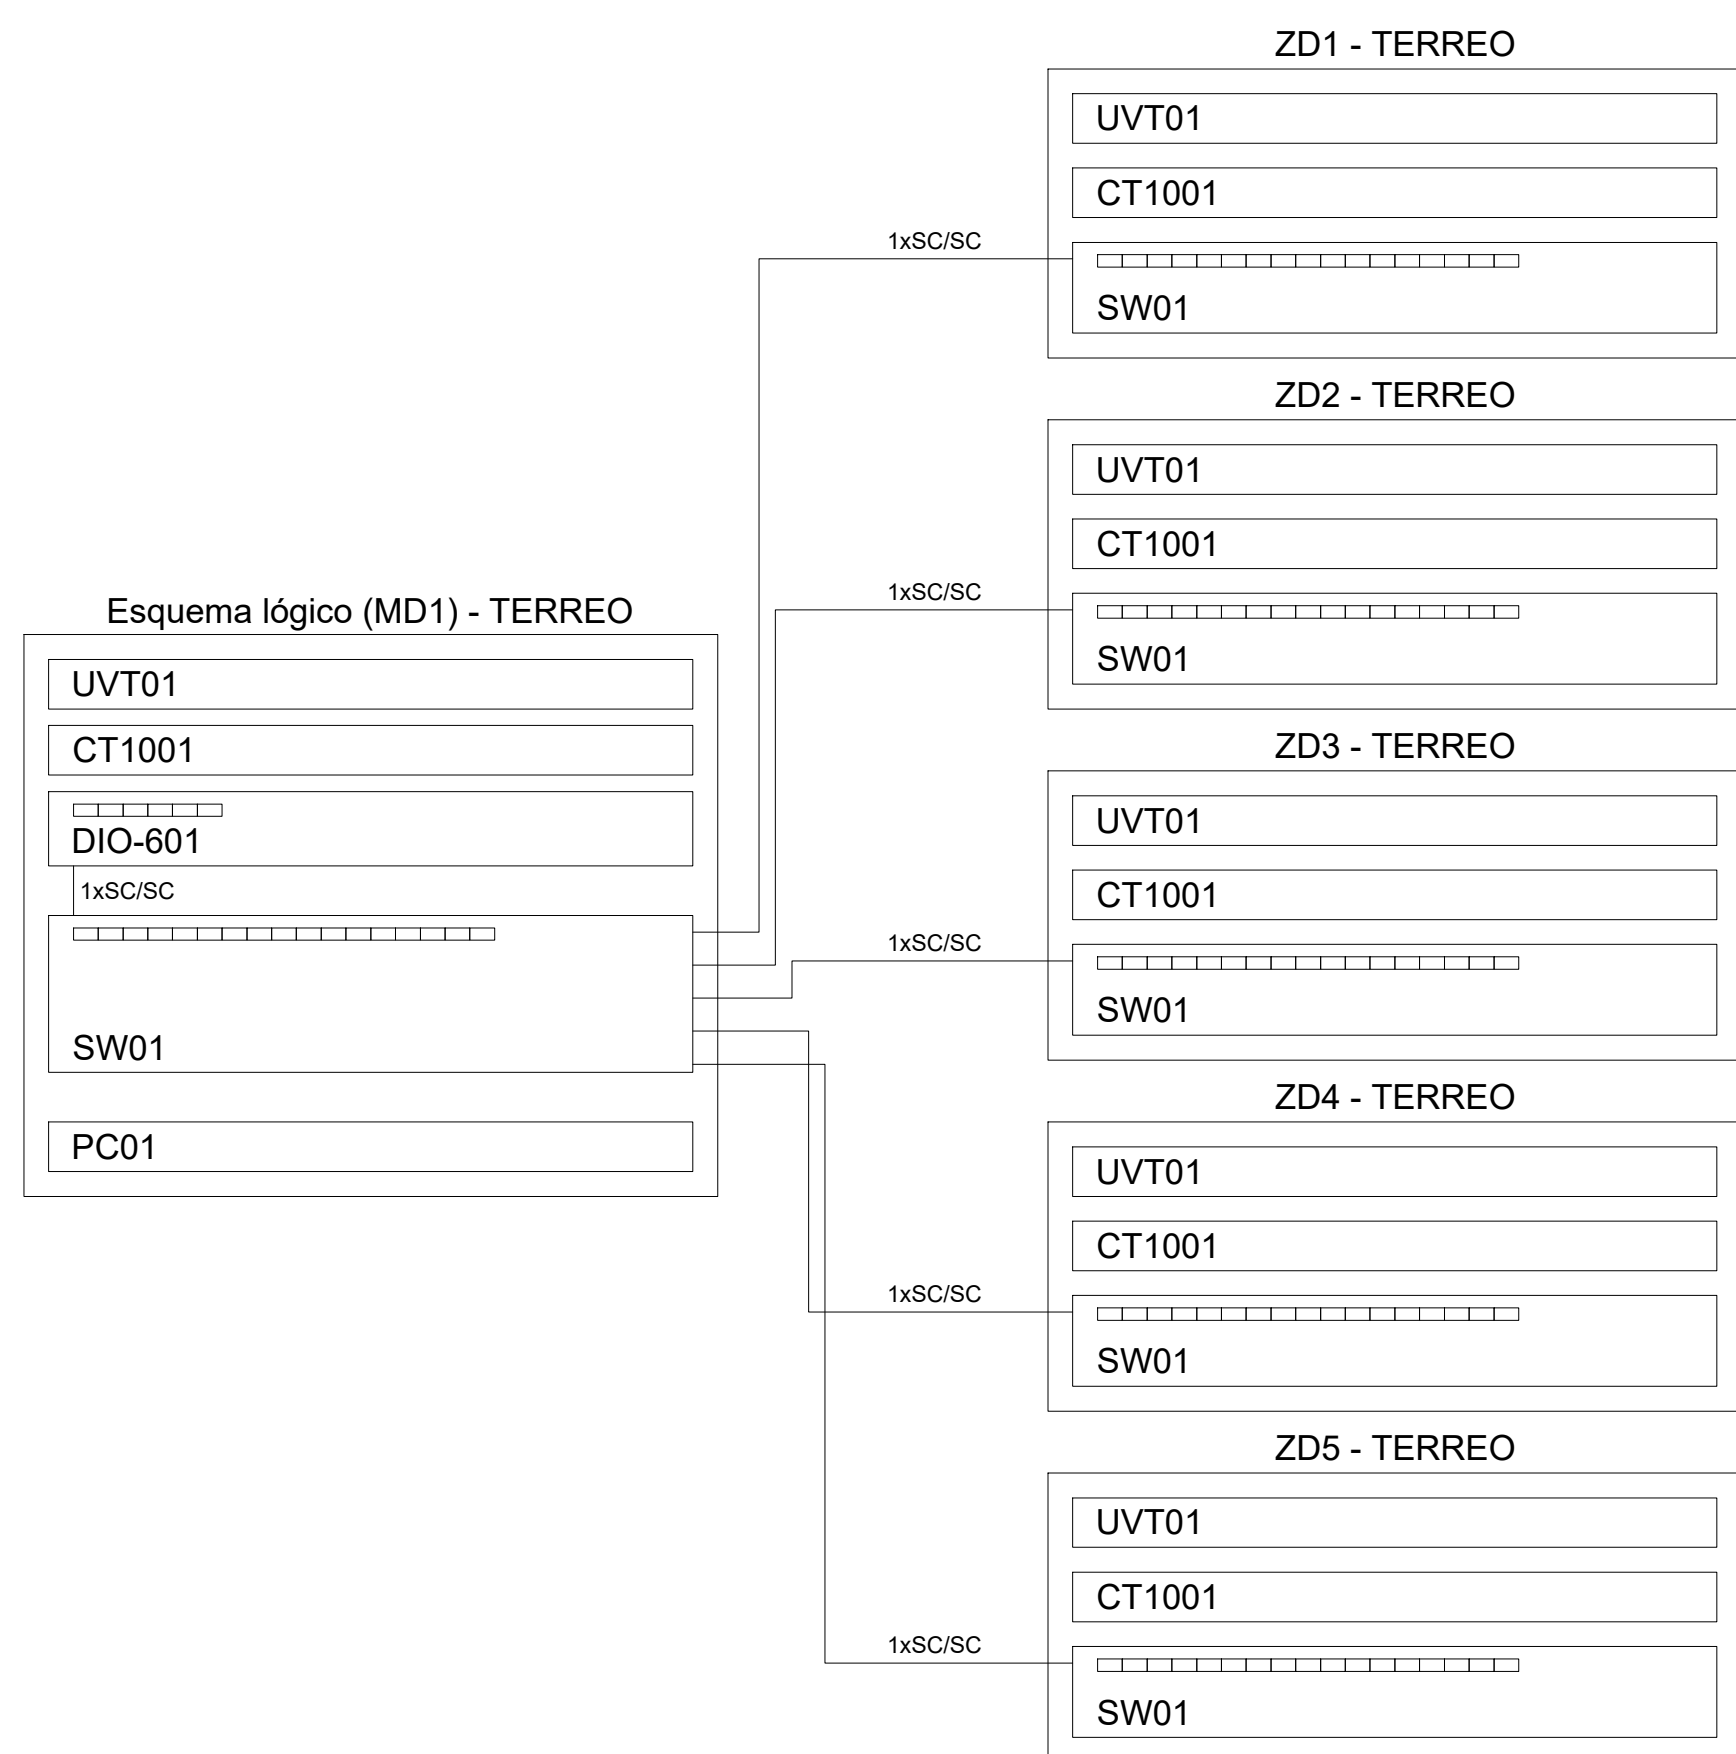

QUADRO DE EXECUÇÃO DE SERVIÇOS



SERVIÇOS PROPOSTOS NESTE PROJETO:

Todos os elementos de projeto deverão ser minuciosamente estudados pela empresa contratada, antes e durante a execução dos serviços e obras, devendo informar sobre qualquer eventual incoerência, falha ou omissão que for constatada.

O ORÇAMENTO E PROJETO SÃO REFERENTES AOS SEGUINTES ITENS:

- FOI DEFINIDA APENAS INFRAESTRUTURA INTERNA REFERENTE A IMPLANTAÇÃO. CABO ALIMENTADOR DE ENTRADA SERÁ DEFINIDO PELA CONCESSIONÁRIA NA CONTRATATAÇÃO DO SERVIÇO. ITENS INTERIORS AOS BLOCOS, ESTÃO CONTABILIZADOS NO BLOCO PADRÃO.
- TODAS AS TUBULAÇÕES DEVERÃO SER DE PVC RÍGIDO DO TIPO ROSQUEÁVEL, EXCETO ONDE INDICADO, OBEDECENDO AOS PADRÕES E NORMAS TÉCNICAS DA ABNT NBR 5410 E TELEBRAS.
- A RESISTÊNCIA DOS ATERRAMENTOS DE EQUIPAMENTOS, DO CONCESSIONÁRIA E ARMÁRIO DE TELECOMUNICAÇÕES NÃO DEVE EXCEDER A CASA DOS 5 Ohms DE RESISTÊNCIA.
- AS REFERÊNCIAS DOS MATERIAIS SÃO DE ACORDO COM CATALOGOS E INFORMAÇÕES FORNECIDAS PELOS FABRICANTES CITADOS. ESTAS REFERÊNCIAS SERVEM COMO SUGESTÃO, NÃO FICANDO VEDADA A UTILIZAÇÃO DE OUTROS FORNECEDORES DESDE QUE ATENDAM AS ESPECIFICAÇÕES DO PROJETO.
- PARA UM MELHOR TRABALHO DE EXECUÇÃO DAS REDES E TUBULAÇÕES, RECOMENDA-SE A LEITURA DO CONJUNTO POR COMPLETO ANTES DE QUALQUER SERVIÇOS PRELIMINARES
- O RACK SERÁ ATERADO COM CABO DE 6mm²

Plano de face do rack (MD1) - TERREO

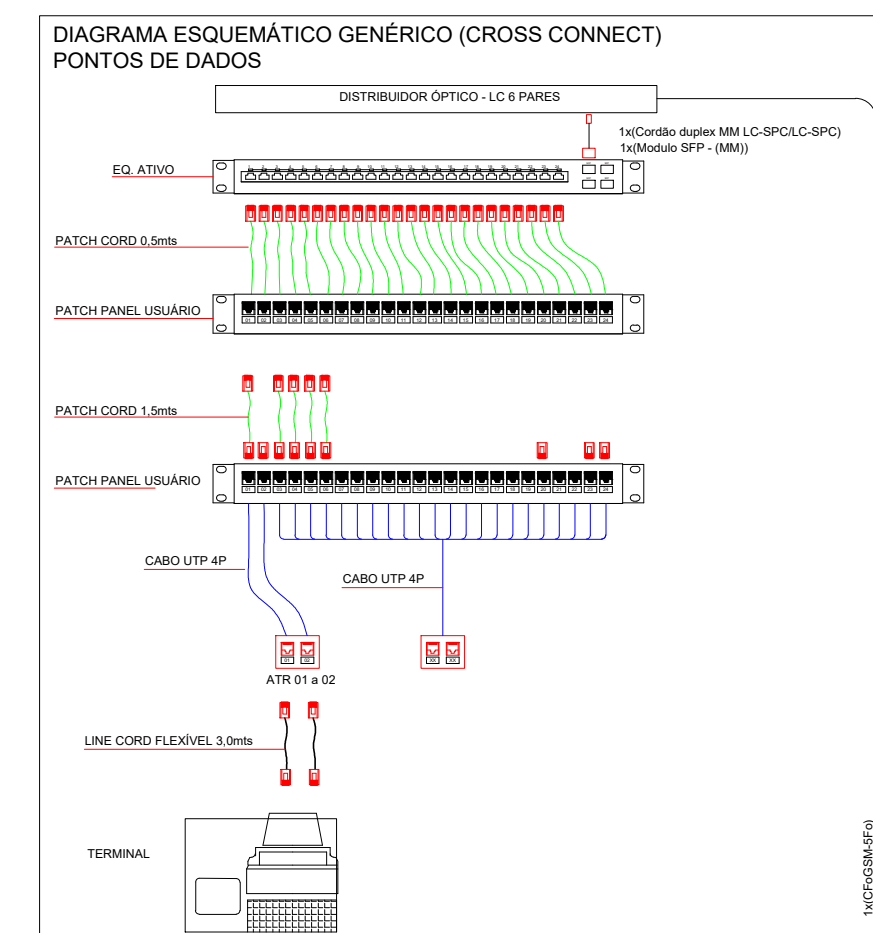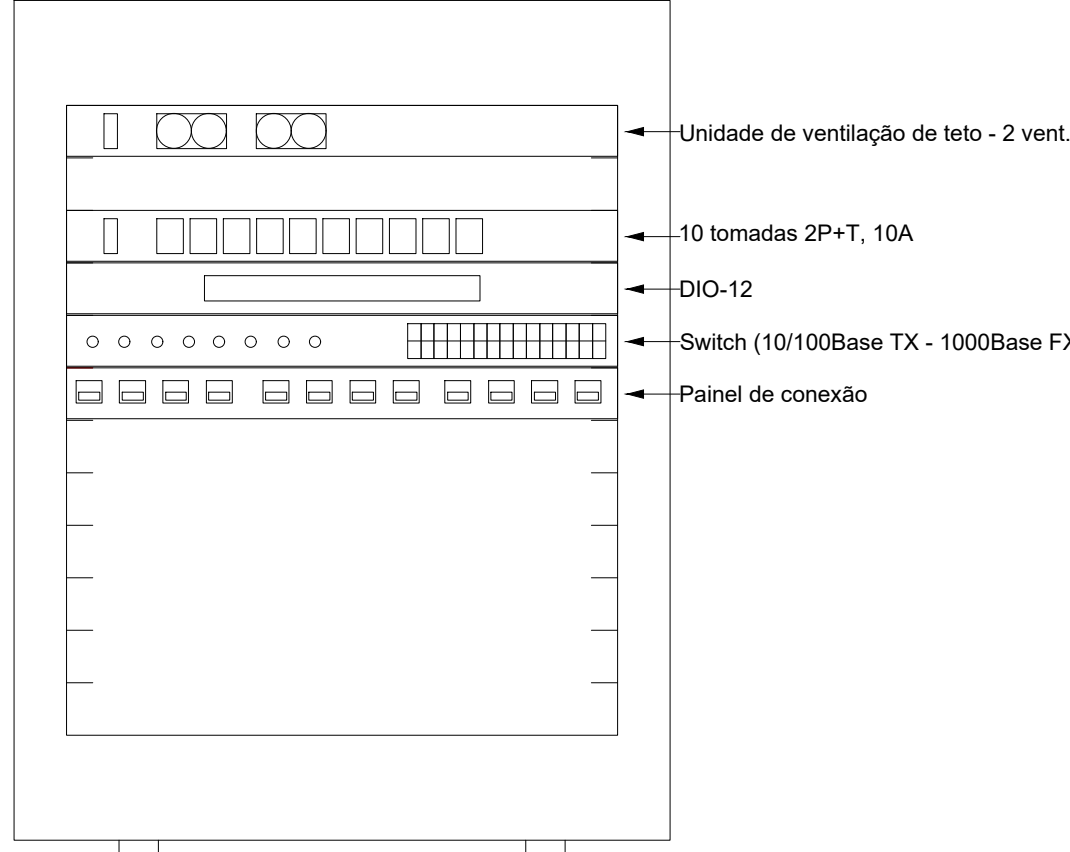

ESTADO DE GOIÁS
SECRETARIA DE ESTADO DA EDUCAÇÃO
SUPERINTENDÊNCIA DE INFRAESTRUTURA
GERÊNCIA DE PROJETOS E INFRAESTRUTURA

GERÊNCIA DE PROJETOS E INFRAESTRUTURA
APROVADO

TÉCNICO RESPONSÁVEL PELA APROVAÇÃO

COLÉGIO ESTADUAL MÃE BELA

CONSTRUÇÃO DE ESCOLA IMPLANTAÇÃO ESCOLA PADRÃO SÉCULO XXI

ENDEREÇO					
RUA RAMIRO VIEIRA DE MELO, SETOR MÃE BELA - POSSE - GO					
ÁREA DO TERRENO	ÁREA PERMEÁVEL	ÁREA EXISTENTE	ÁREA A DEMOLIR	ÁREA A CONSTRUIR	ÁREA TOTAL CONSTRUÇÃO
11.119,17m ²	---	---	---	---	3.377,37m ²

AUTOR: AMANTHA C.M. BRITO - ENGENHEIRA ELETRICISTA - CREA 20.7910-D-GO
RT DA OBRA: _____
PROPRIETÁRIO: SECRETARIA DE ESTADO DA EDUCAÇÃO - CNPJ: 01.408.705.0001-20
PREPOSTO: BARBARA LIA VIEIRA VALENTE - CPF: 041.530.091-64
DESENHISTA: LUIZ OTÁVIO S. P. ALVES

CABEAMENTO

TIPO DE PROJETO					
PLANTA BAIXA ESCALA 1:150					
LEGENDAS NOTAS					
ASSUNTO:					
DATA:	ESCALA:	REVISÃO:	Nº REVISÃO:		
SET/2025	INDICADA	00	1020250221951		
REV.	DATA	DESCRIÇÃO	VISTO		