

ESTADO DE GOIÁS
SECRETARIA DE ESTADO DA EDUCAÇÃO
SUPERINTENDÊNCIA DE INFRAESTRUTURA
GERÊNCIA DE PROJETOS E INFRAESTRUTURA

GERÊNCIA DE PROJETOS E INFRAESTRUTURA
APROVADO ____/____/____

TÉCNICO RESPONSÁVEL PELA APROVAÇÃO

COLÉGIO ESTADUAL MÃE BELA

CONSTRUÇÃO DE ESCOLA

IMPLANTAÇÃO ESCOLA PADRAO SECULO XX

ENDEREÇO _____

PAIS DE ORIGEM	LOCA DE ORIGEM	Emprego em atividade econômica	Emprego em atividade doméstica
----------------	----------------	--------------------------------	--------------------------------

ÁREA DO TERRENO	ÁREA PERIMB.	ÁREA EXISTENTE	ÁREA A DEMOLIR	ÁREA A CONSTRUIR	CONSTRUÇÃO
11.119,17m²		3.377,37m²

João Paulo C. M. Brito
AUTOR: JOÃO PAULO C. M. BRITO - ENGENHEIRO ELETRICISTA - CREA 30.791/D-GO

PT DA CURA:

PROPRIETÁRIO SECRETARIA DE ESTADO DA EDUCAÇÃO CNPJ: 01.409.705/0001-20

PREPOSTO: SABBAG S. VIEIRA VALENTE CPF: 041.530.091-84

ELÉTRICO

ANTA BAIXA ESCALA 1/100

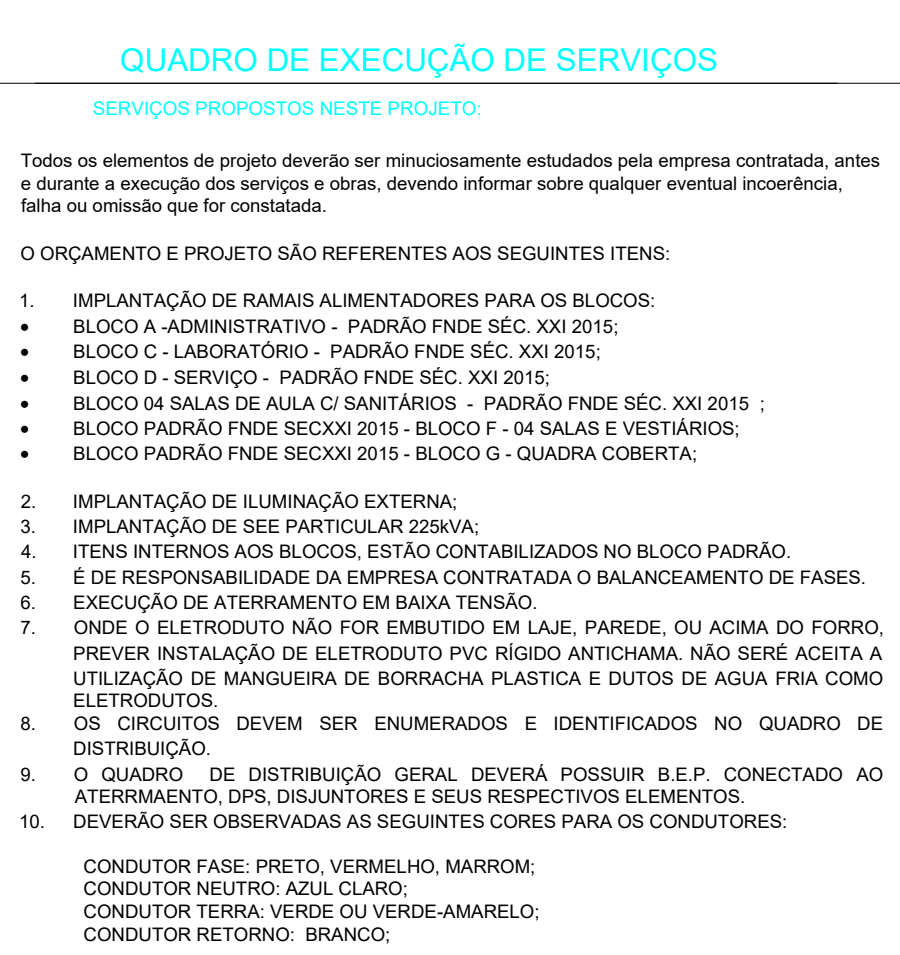
GRANDE CHAVE ESCALA 1/600
LEGENDAS
NOTAS
RESUMO

DATA:	ESCALA:	REVISÃO:	Nº RRT(ART:	
ET/2025	INDICADA	00	1020250271951	

EV.	DATA	DESCRIÇÃO	VISTO

1/2

					FOLHA:
--	--	--	--	--	--------

 $\frac{1}{2}$ 

NOTAS

- [illegible]

ADVERTÊNCIAS

Quando um dispositivo ou fusível atinge, designando algum circuito ou instalação elétrica, o estado pino por uma sobrecarga ou um curto-circuito. Desligamentos frequentes representam sérios riscos de sobrecarga. Por isso, as INJUNTA trevas desligamento os fusíveis por sobrecargas e demais causas (talvez inesperadas) imediatamente. Com regra, a troca de fusíveis ou fusível por outro de maior corrente requer, antes, a troca dos fios sob os cabos elétricos, por outros de maior seção (espessura).

De mesma forma, INJUNTA desativa ou remove a chave identificada e protegida contra choques elétricos (dispositivo DED), mesmo em caso de desconexão. Quando se trata de dispositivos de proteção pessoal, a substituição deve ser feita apenas por profissionais qualificados.

A substituição ou remoção da CHAVE SIGNIFICA A ELIMINAÇÃO DE MEDIDA PROTETORA CONTRA CHOQUES ELÉTRICOS E RISCO DE VIDA DOS USUÁRIOS DA INSTALAÇÃO.

PLANTA BAIXA - ELÉTRICA
Escala 1:100

COR	FECHA	RESPONSABLE
1	7	0.92
2	7	0.90
3	7	0.93
4	7	0.60
5	7	0.90
6	7	0.60
8	8	0.92
33	10	0.92
20	20	0.92
23	23	0.92
40	40	0.92
50	50	0.92
72	72	0.92
180	180	0.92
254	254	0.92
TOTAL	7	0.92