


PLANTA BAIXA - ELÉTRICA
Escala 1:100


Quadro de Cargas (QD2)													
Circuito	Descrição	Esquema	Método de inst.	Tensão (V)	Pot. total. (VA)	Pot. total. (W)	Fases	Pot. - R (W)	Pot. - S (W)	Pot. - T (W)	FCT	FCA	In' (A)
1	IL - EXTERNA	F+N+T	B1	220 V	533	480	S		480		1.00	0.45	5.4
2	IL - EXTERNA	F+N+T	B1	220 V	400	360	R	360			1.00	0.45	4.0
3	IL - EXTERNA	F+N+T	B1	220 V	933	840	S		840		1.00	0.45	9.4
4	IL - EXTERNA	F+N+T	B1	220 V	800	720	T		720		1.00	0.45	8.1
5	IL - EXTERNA	F+N+T	B1	220 V	472	396	S		396		1.00	0.45	4.8
6	IL - EXTERNA	F+N+T	B1	220 V	411	312	T		312		1.00	0.45	4.1
7	IL - EXTERNA	F+N+T	B1	220 V	533	480	T		480		1.00	0.45	5.4
8	IL - EXTERNA	F+N+T	B1	220 V	533	480	R	480			1.00	0.45	5.4
9	IL - EXTERNA	F+N+T	B1	220 V	533	480	R	480			1.00	0.45	5.4
TOTAL					5149	4548	R+S+T	1320	1716	1512			

Quadro de Cargas (QD9L9)													
Circuito	Descrição	Esquema	Método de inst.	Tensão (V)	Pot. total. (VA)	Pot. total. (W)	Fases	Pot. - R (W)	Pot. - S (W)	Pot. - T (W)	FCT	FCA	In' (A)
1	BOMBA/MOTOR	F+N+T	B1	220 V	2567	1500	R	1500			1.00	1.00	11.7
TOTAL					2567	1500	R+S+T	1500	0	0			

Quadro de Cargas (QD9L10)													
Circuito	Descrição	Esquema	Método de inst.	Tensão (V)	Pot. total. (VA)	Pot. total. (W)	Fases	Pot. - R (W)	Pot. - S (W)	Pot. - T (W)	FCT	FCA	In' (A)
1	BOMBA/MOTOR	3F+N+T	B1	380/220 V	14867	10850	R+S+T	3617	3617	3617	1.00	1.00	22.5
TOTAL					14867	10850	R+S+T	3617	3617	3617			

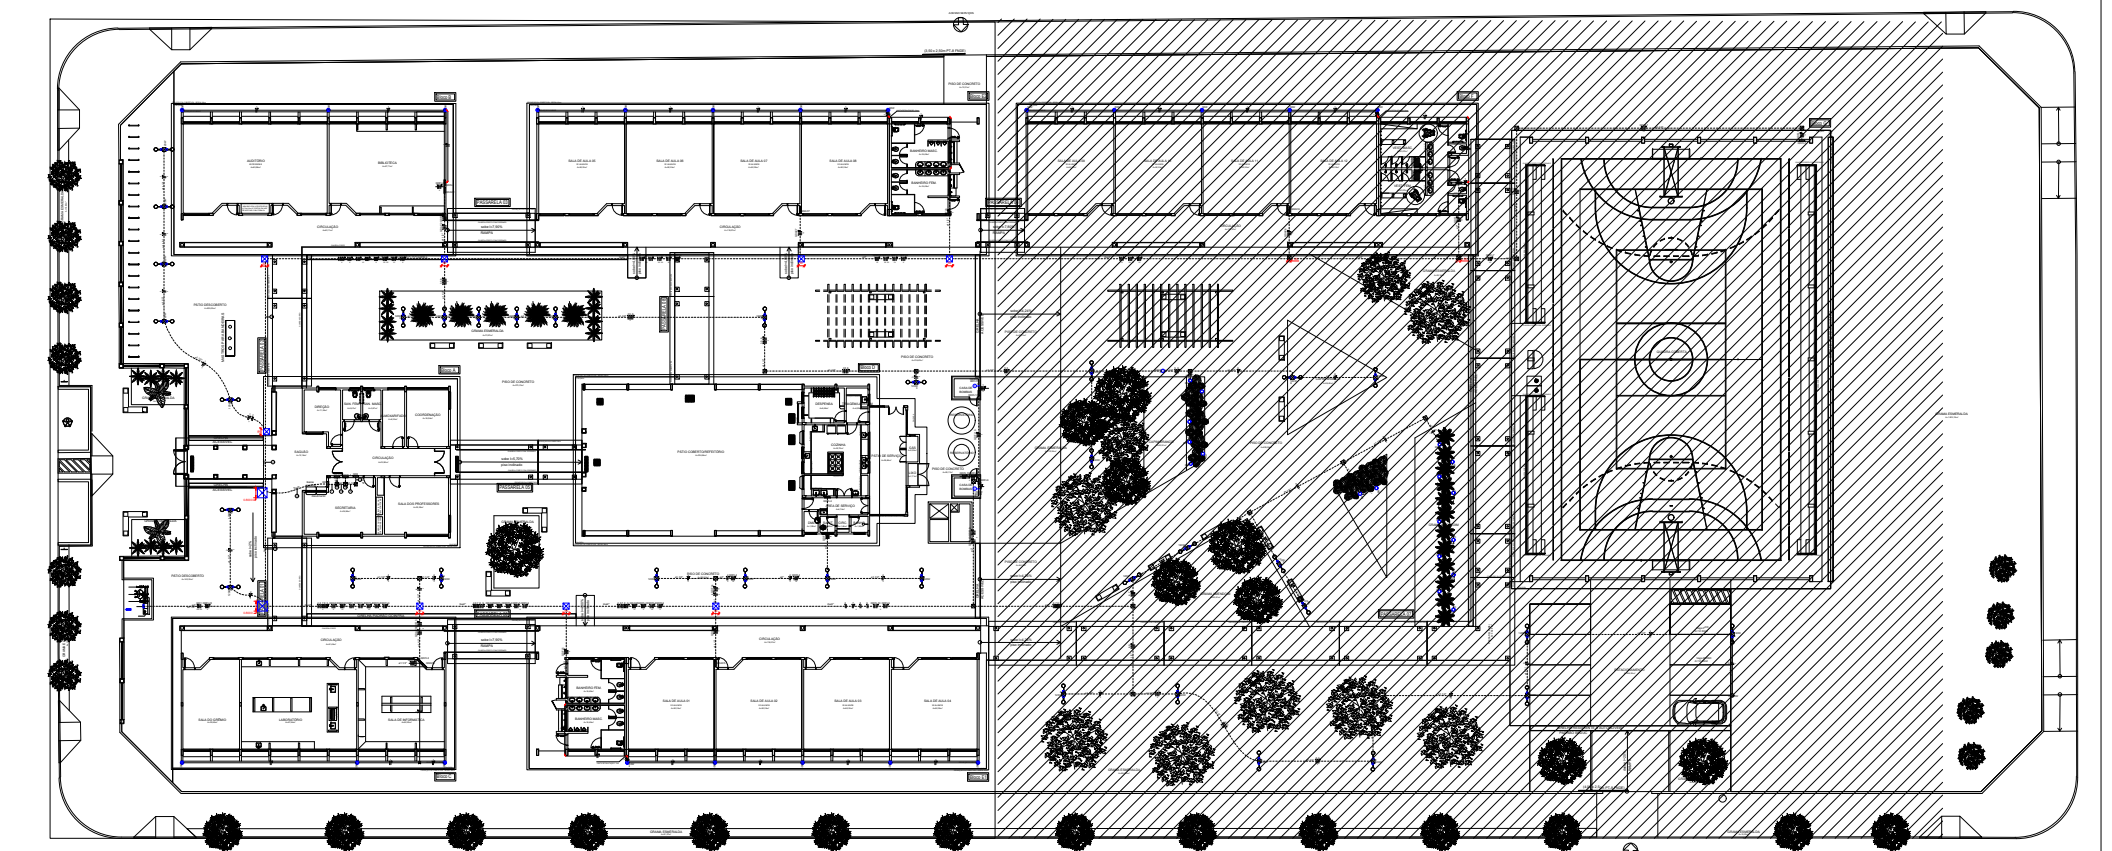

PLANTA CHAVE
Escala 1:600

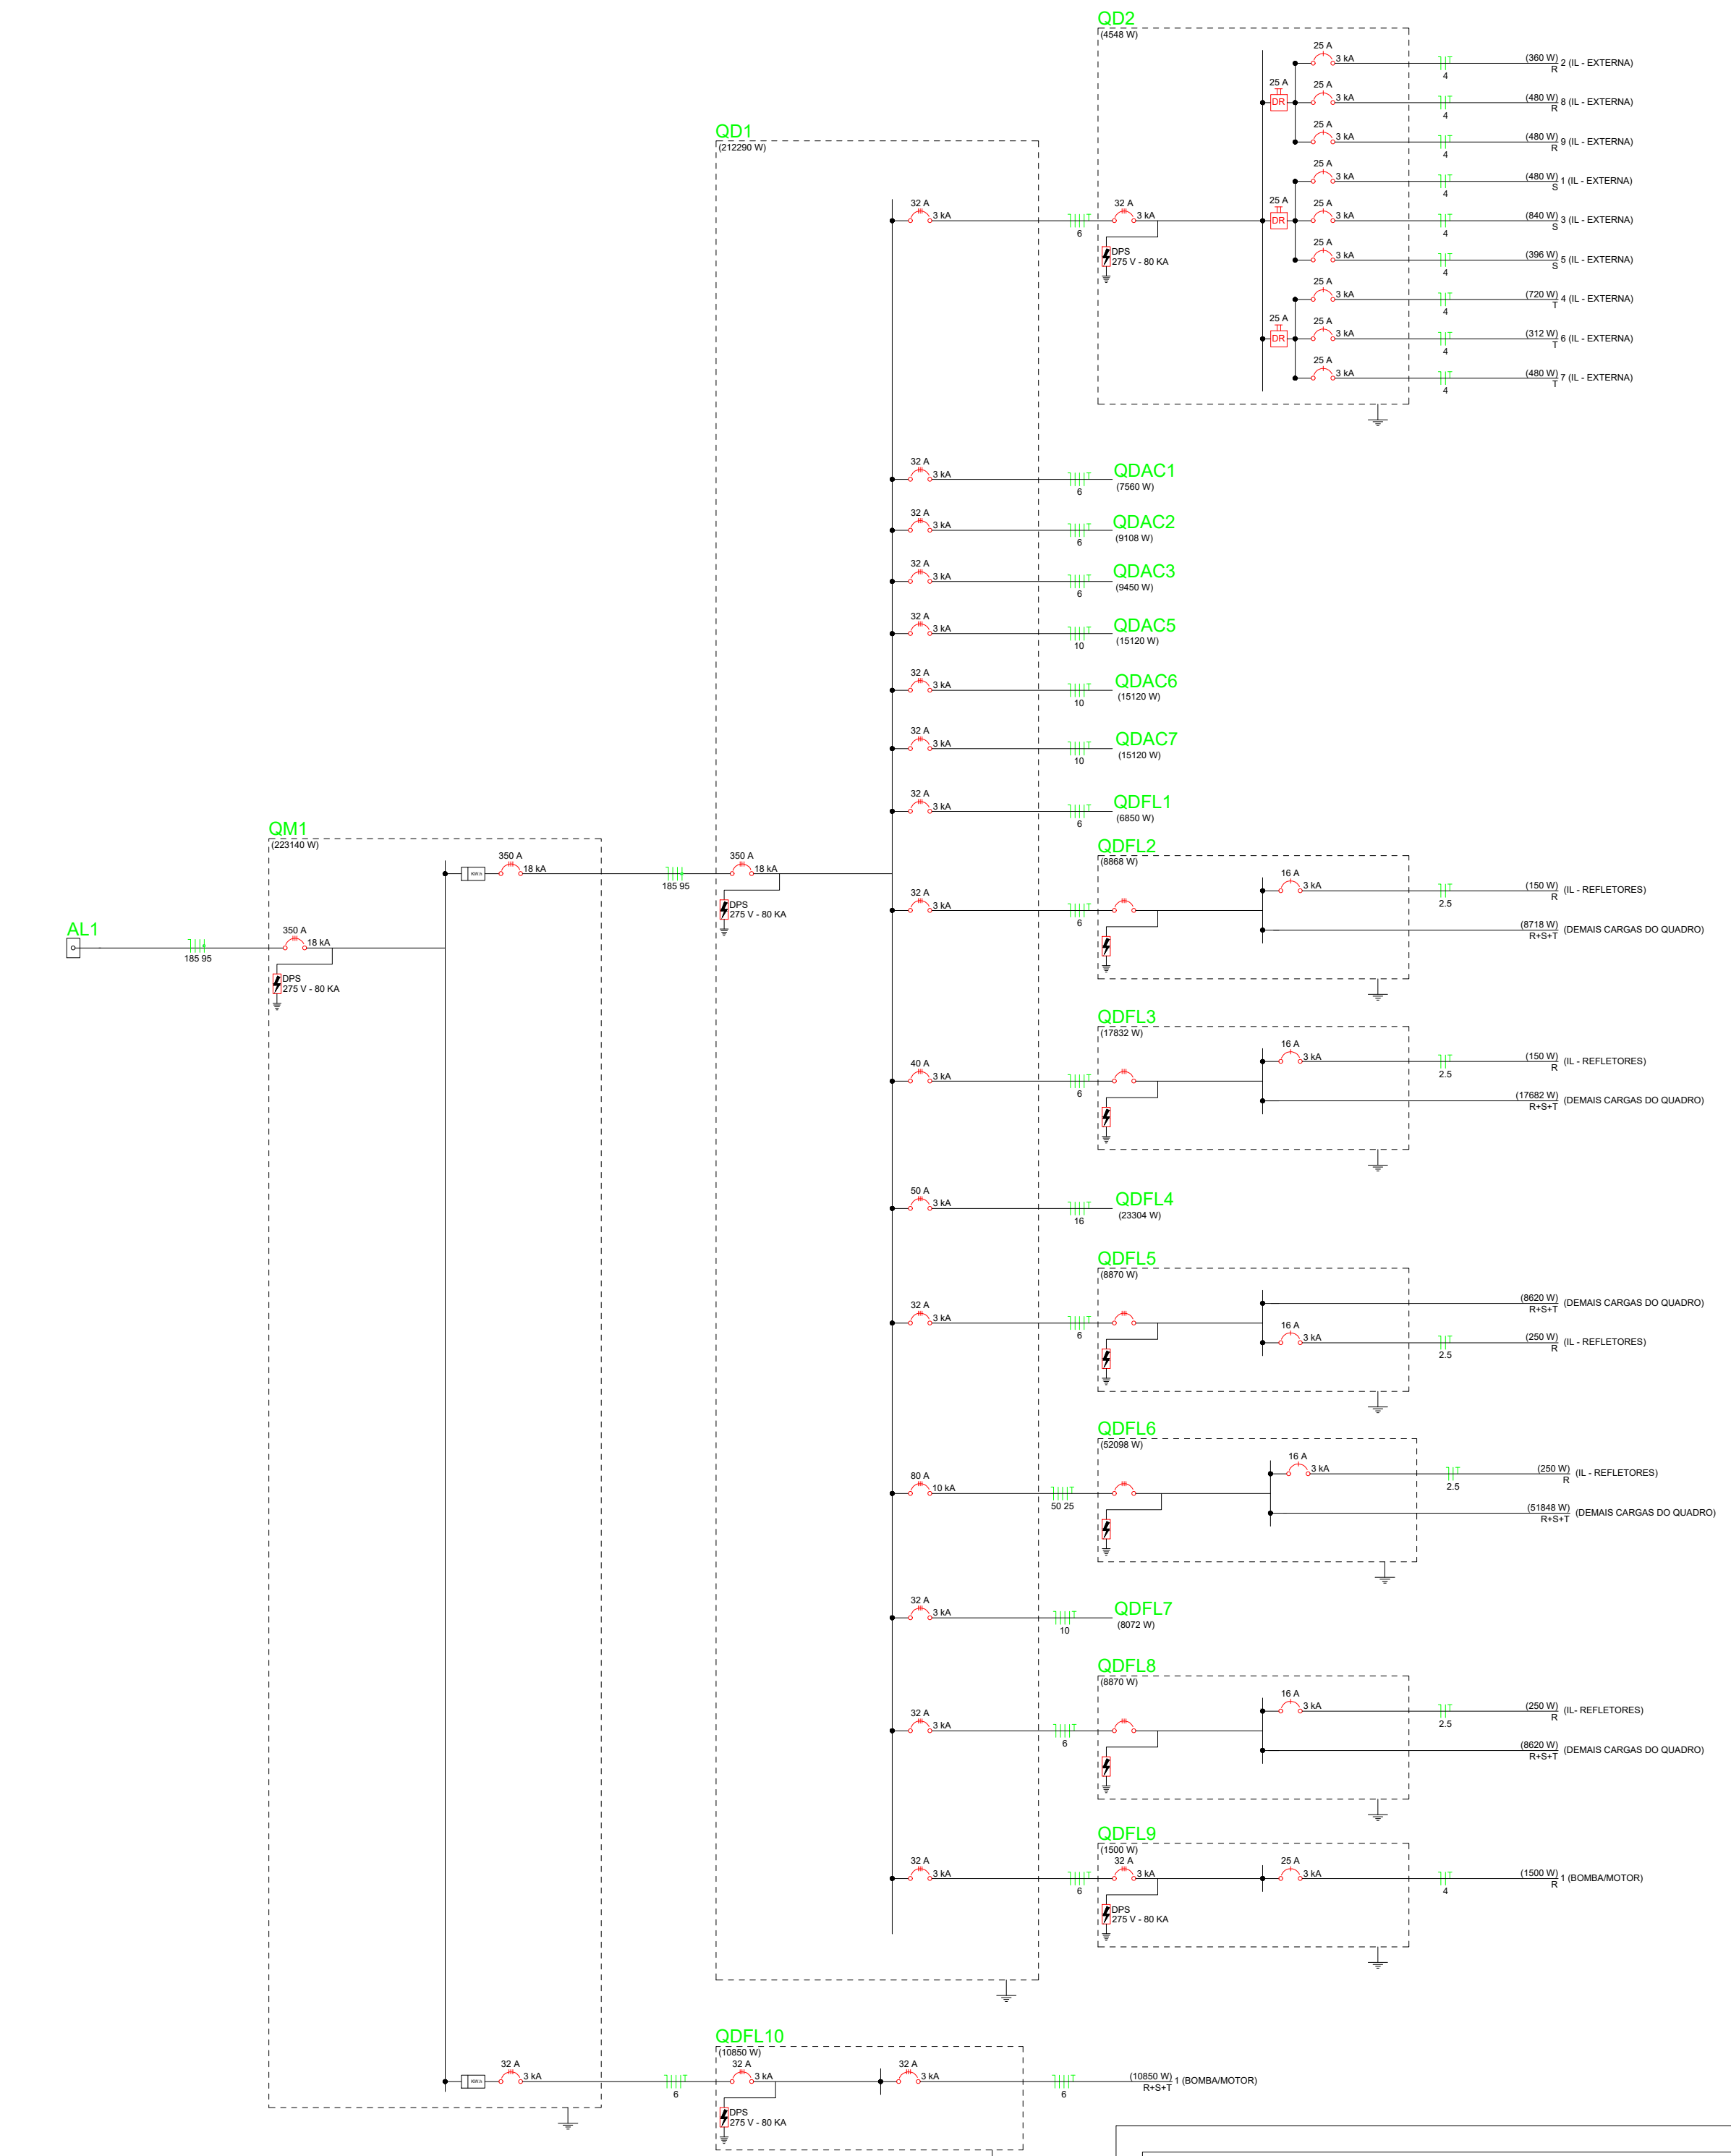

ESTADO DE GOIÁS
SECRETARIA DE ESTADO DA EDUCAÇÃO
SUPERINTENDÊNCIA DE INFRAESTRUTURA
GERÊNCIA DE PROJETOS E INFRAESTRUTURA

GERÊNCIA DE PROJETOS E INFRAESTRUTURA
APROVADO
TERCEIRO RESPONSÁVEL PELA APROVAÇÃO

COLÉGIO ESTADUAL MÃE BELA

CONSTRUÇÃO DE ESCOLA
IMPLANTAÇÃO ESCOLA PADRÃO SÉCULO XXI

ENDEREÇO				
RUA RAMIRO VIEIRA DE MELO, SETOR MÃE BELA - POSSE - GO				
ÁREA DO TERRENO	ÁREA PERÍMETRO	ÁREA EXISTENTE	ÁREA A DEMOLIR	ÁREA A CONSTRUIR
11.119,17m²	---	---	---	3.377,37m²

AUTOR: SMANTHA C.M. BRITO - ENGENHEIRA ELETRICISTA - CREA 20.7910-D/GO
PROPRIETÁRIO: SECRETARIA DE ESTADO DA EDUCAÇÃO - CNPJ: 01.408.705/0001-20
PREPOSTO: SAMUEL VIANA VALENTE - CPF: 041.530.091-64

ELÉTRICO

TIPO DE PROJETO			
PLANTA BAIXA ESCALA 1:100 LEGENDAS QUADRO DE CARGAS QUADRO DE CARGAS ASSUNTO			
DATA: SET/2025	ESCALA: INDICADA	REVISÃO: 00	Nº PROJETO: 1020250271951
REV.	DATA	DESCRIÇÃO	VISTO