
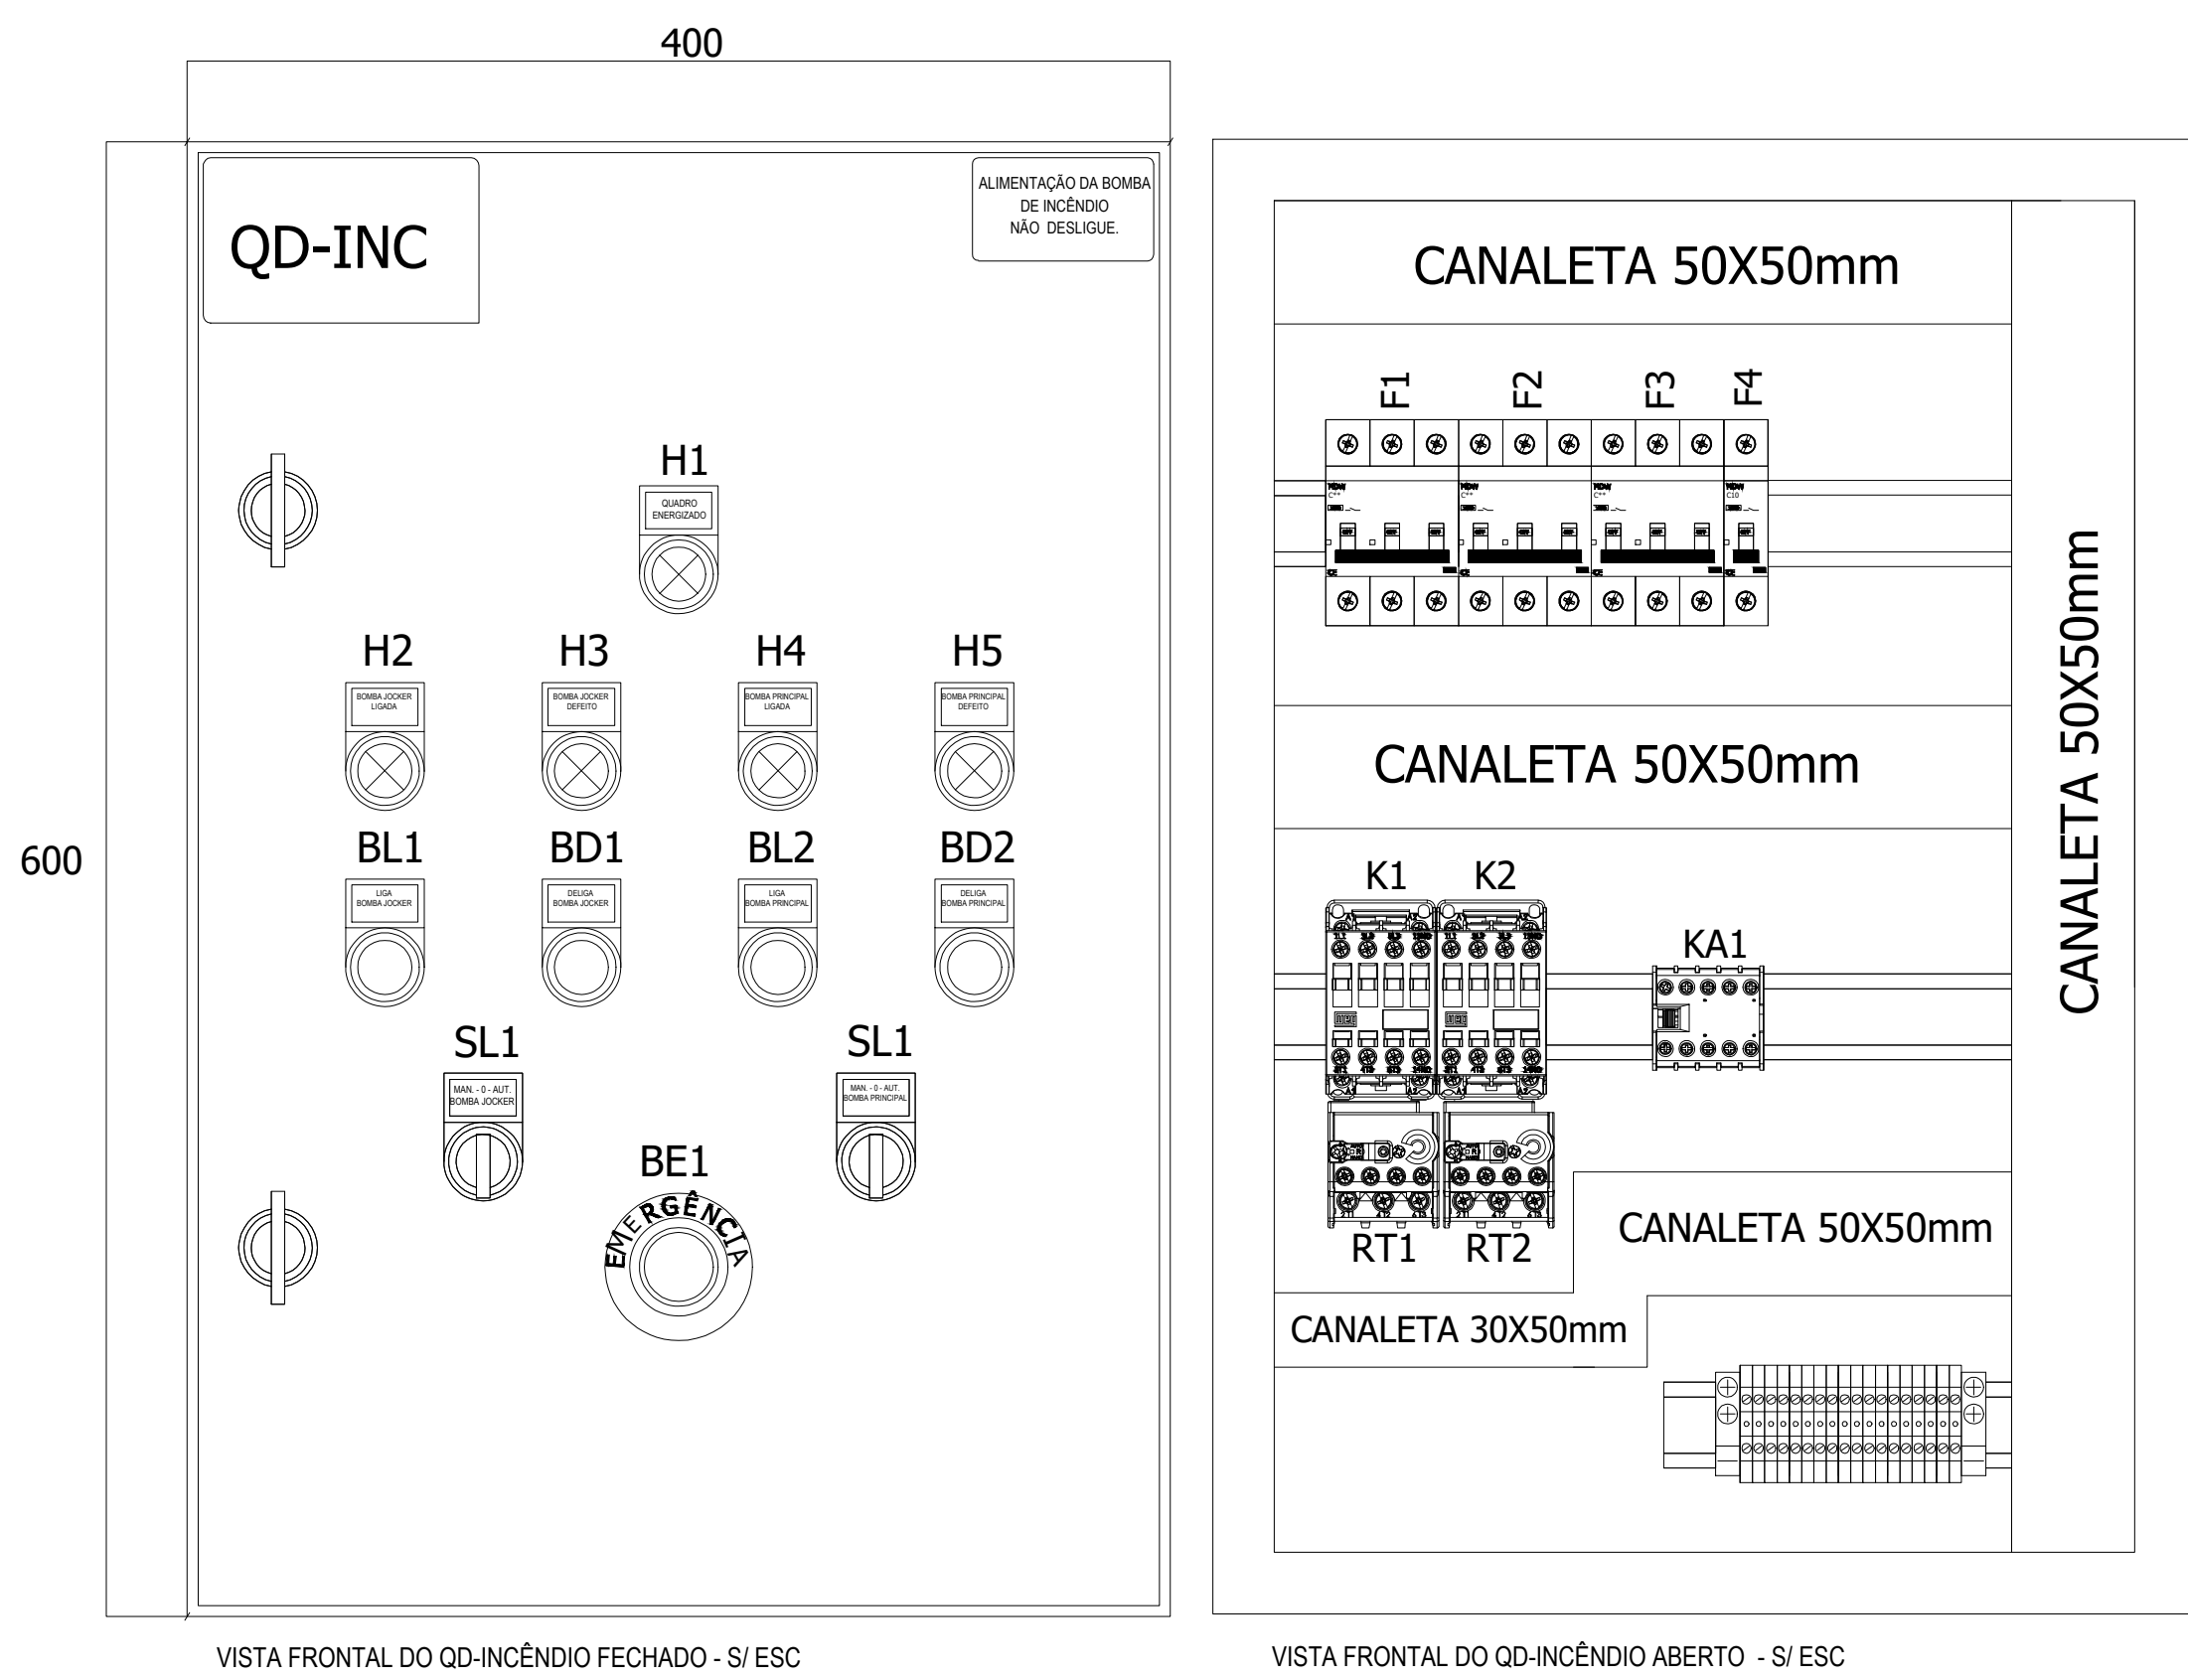
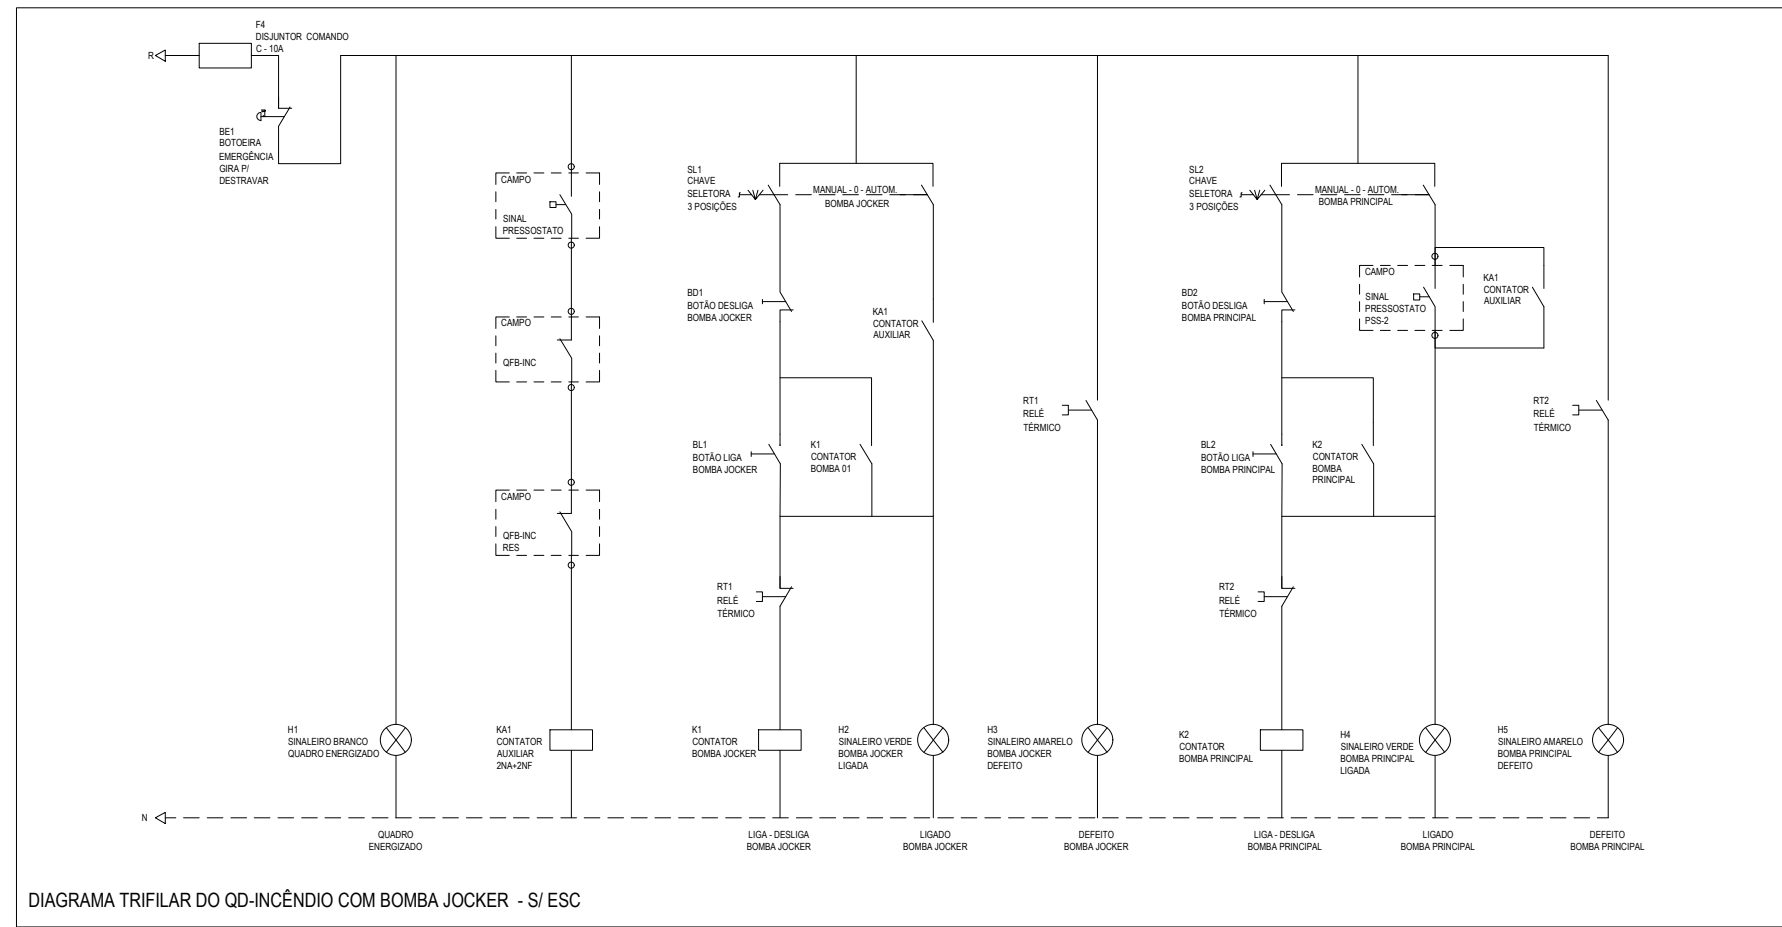


RUA JOSÉ CÉSAR DOS SANTOS

RUA ANTÔNIO FERREIRA DA COSTA

NOTA:  
OS DIMENSIONAMENTOS DO QUADRO SÃO DE  
ACORDO COM AS ESPECIFICAÇÕES DA BOMBA  
UTILIZADA. VER TABELA 1.1.

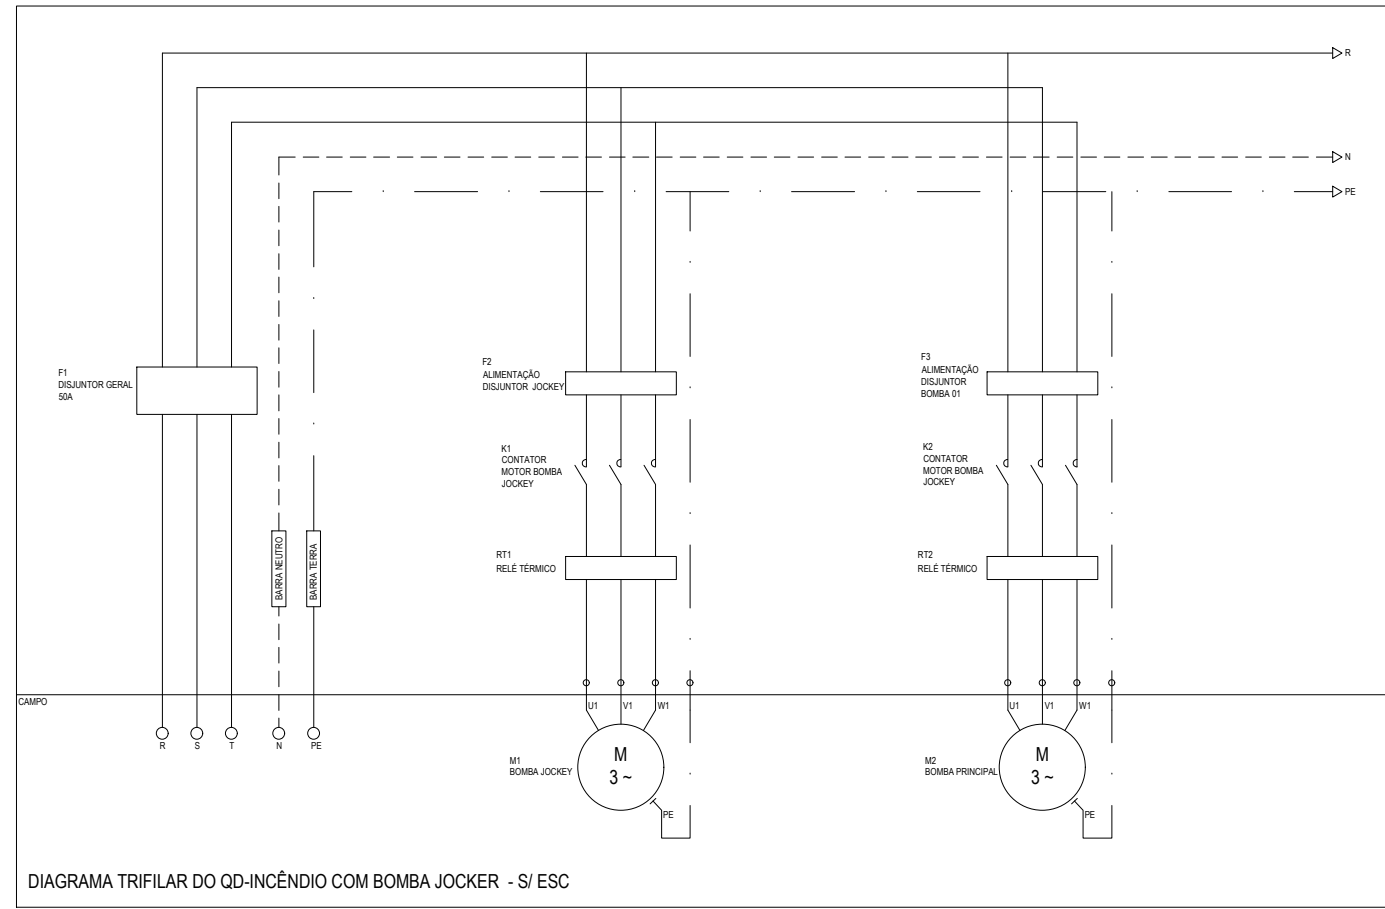

VISTA FRONTAL DO QD-INCENDIO FECHADO - SI ESC

VISTA FRONTAL DO QD-INCENDIO ABERTO - SI ESC

LEGENDAS

- Quadro de Distribuição
- Neutro, fase e terra, respectivamente
- Ca. em alvenaria ou concreto no piso
- Eletroduto PEAD enterrado
- Eletroduto aço galvanizado aparente
- Sinalizador de emergência (Sonoro) - h=2300m
- Acionador de bomba de incêndio (Boteira tipo Liga/Design)
- Acionador manual do sistema de detecção e alarme - h=1300m

PLANTA BAIXA - ELÉTRICA  
Escala 1:100



ESTADO DE GOIÁS  
SECRETARIA DE ESTADO DA EDUCAÇÃO  
SUPERINTENDÊNCIA DE INFRAESTRUTURA  
GERÊNCIA DE PROJETOS E INFRAESTRUTURA

GERÊNCIA DE PROJETOS E INFRAESTRUTURA  
APROVADO  
TÉCNICO RESPONSÁVEL PELA APROVAÇÃO

COLÉGIO ESTADUAL MÃE BELA

CONSTRUÇÃO DE ESCOLA  
IMPLANTAÇÃO ESCOLA PADRÃO SÉCULO XXI

ENDEREÇO _____					
RUA RAMIRO VIEIRA DE MELO, SETOR MÃE BELA - POSSE - GO					
ÁREA DO TERRENO	ÁREA PERMEAB.	ÁREA EXISTENTE	ÁREA A DEMOLIR	ÁREA A CONSTRUIR	ÁREA TOTAL CONSTRUÇÃO
11.119,17m²	---	---	---		3.377,37m²

AUTOR: SIBANTHIA C.M. BRITO - ENGENHEIRA ELETRICISTA - CREA 20.791-D-GO

RT DA OBRA

PROPRIETÁRIO: SECRETARIA DE ESTADO DA EDUCAÇÃO  
PREPOSTO: SIBANTHIA C.M. BRITO - ENGENHEIRA ELETRICISTA - CREA 20.791-D-GO  
CNPJ: 01.409.705/0001-20  
CPF: 041.530.091-64

SDAI

TIPO DE PROJETO

PLANTA BAIXA ESCALA 1:100

LEGENDA

DETAHES

ASSUNTO

DATA: SET/2025

ESCALA: INDICADA

REVISÃO: 00

Nº RBTART: 1020250271951

REV. DATA

DESCRIÇÃO

VISTO

2/2

FOLHA: