





PLANTA BAIXA  
Escala 1:20

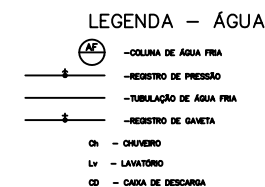

PLANTA BAIXA  
Escala 1:20

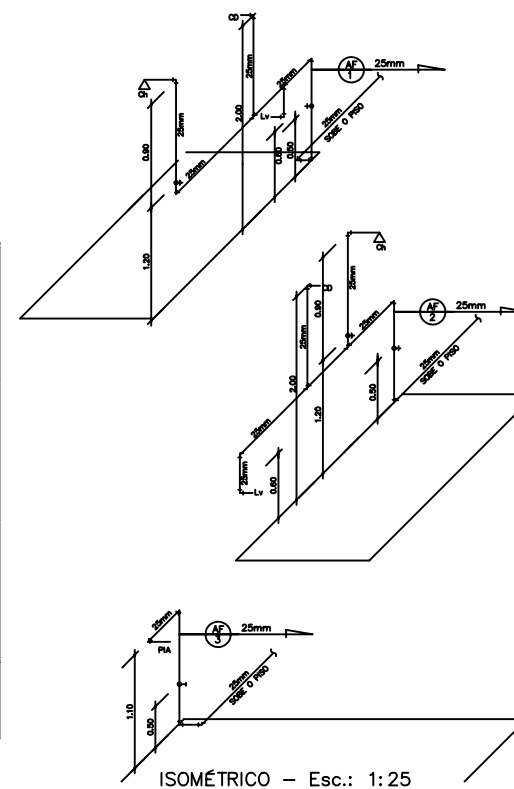

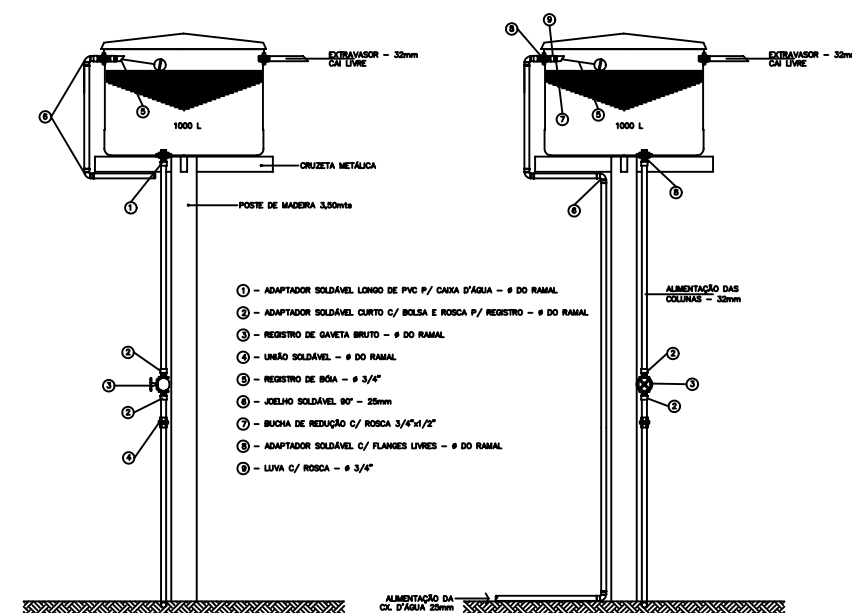

**AGÊNCIA GOIANA  
DE TRANSPORTES E OBRAS PÚBLICAS**  
Av. Gen. José Loureiro do Amaral, 35, Q. Cidades / BR-101, Goiânia, CEP 74052-110 (61) 355-4000

# BARRACÃO DE OBRAS - PADRÃO "C"

END.: \_\_\_\_\_

MUN.: \_\_\_\_\_

PROPRIETÁRIO: \_\_\_\_\_

AUTOR DO PROJETO: **ENGR. CIVIL, RAQUELA MARIA DO PRADO ABREU RODRIGUES - CREA-GO. 41462/0**

R.T. DA OBRA: \_\_\_\_\_

## INSTALAÇÕES HIDRO-SANITÁRIAS

CONTEÚDO: \_\_\_\_\_  
 PLANTA, DETALHE DA CAIXA D'ÁGUA, DIMENSIONAL E LEGENDA(S)

ÁREA DO TERREIRO:		ÁREA CONSTRUIDA:	
DATA: JUNHO/2000	ESCALA: 1:50	REVISÃO:	T. MOREIRA G.

IHS

POBZA

**UNICA**