



PLANTA BAIXA 1º PAVIMENTO  
Esc.:1/100




PLANTA DE SITUAÇÃO  
Sem Escala



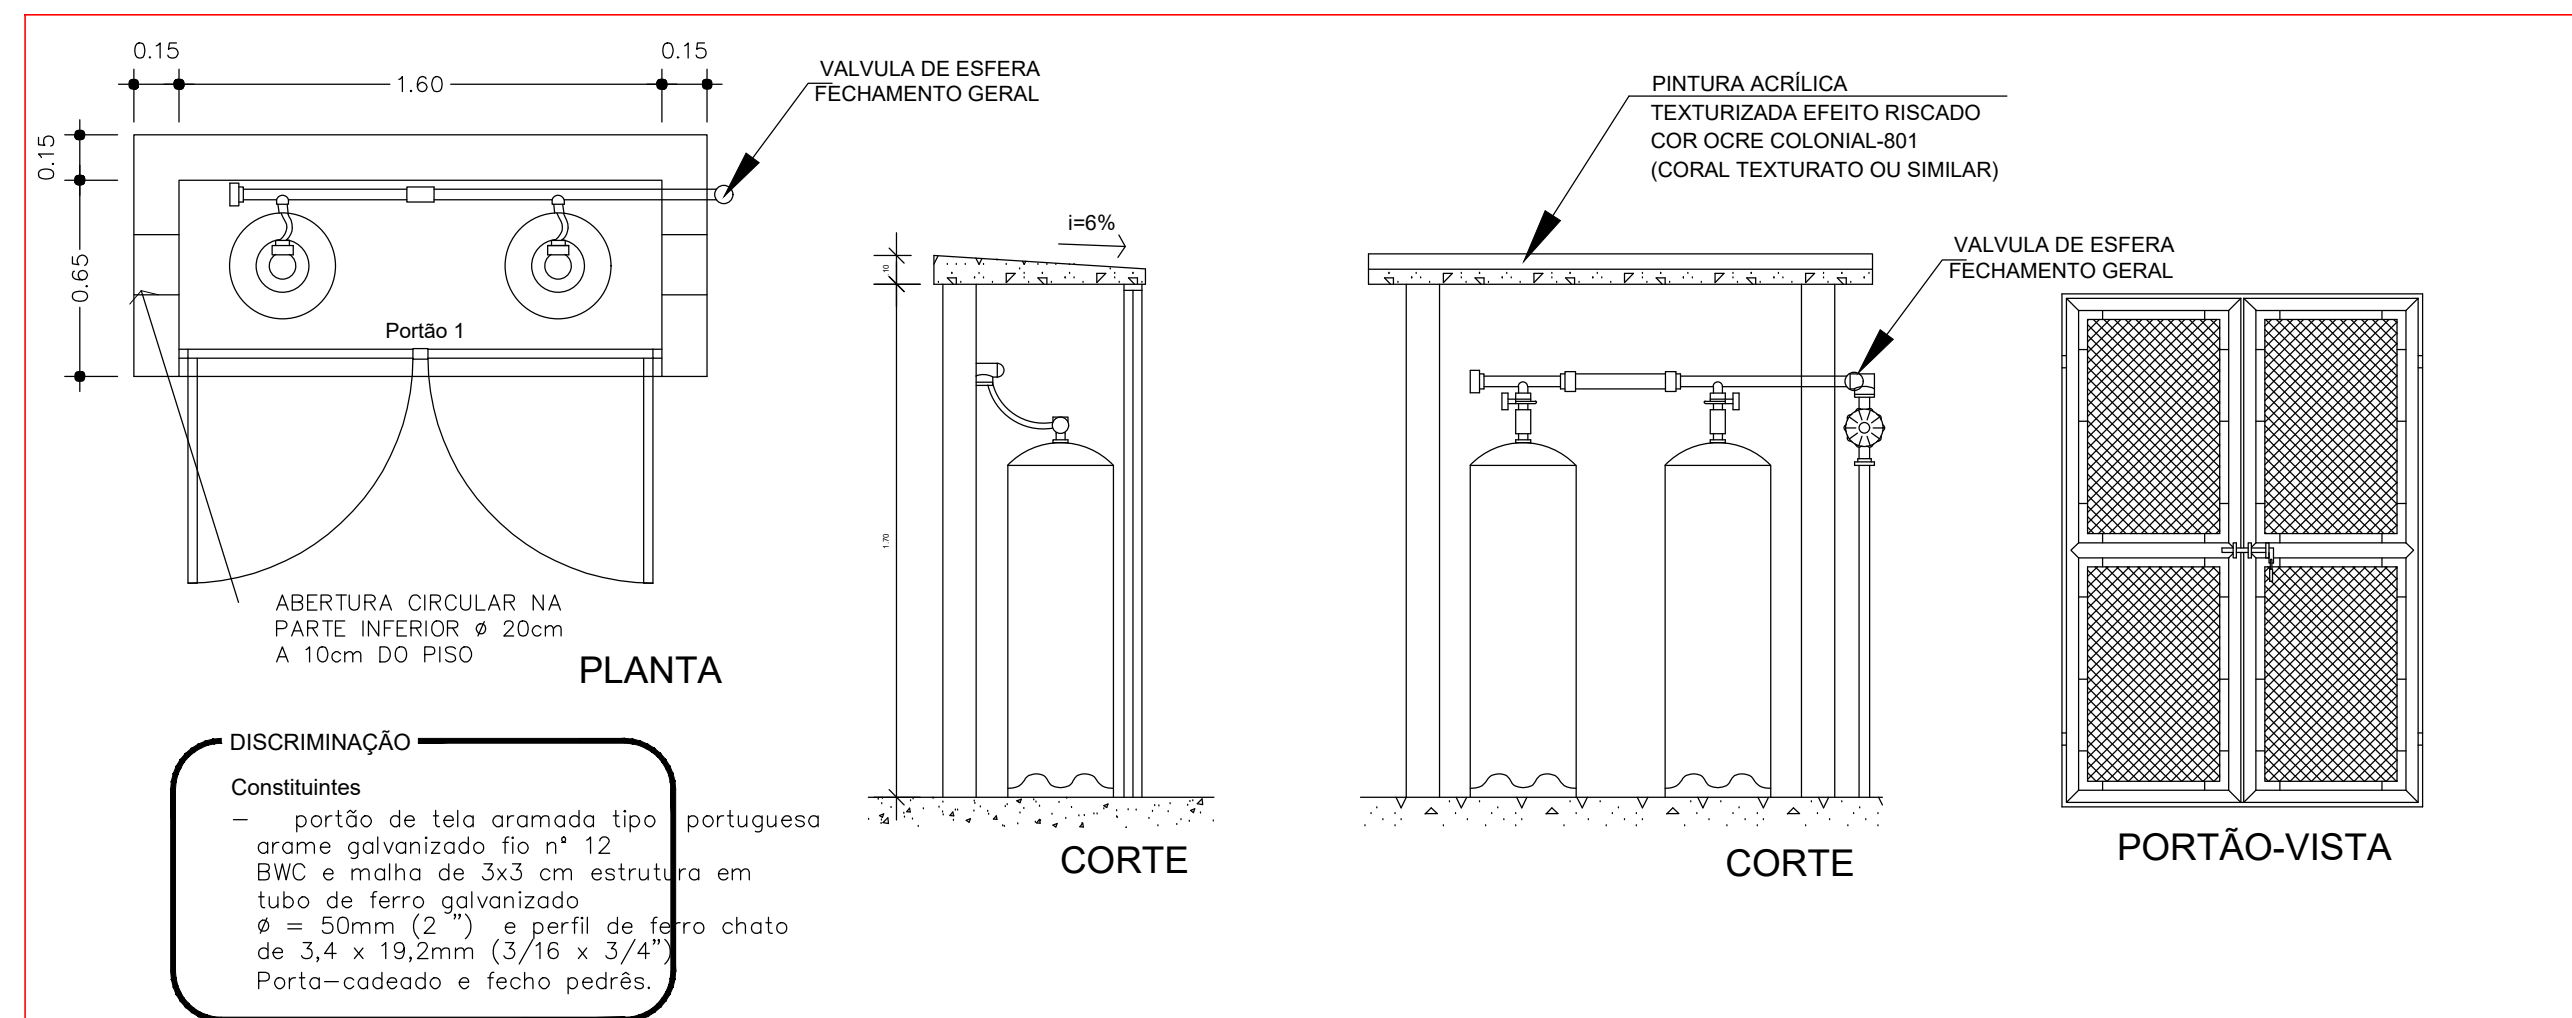

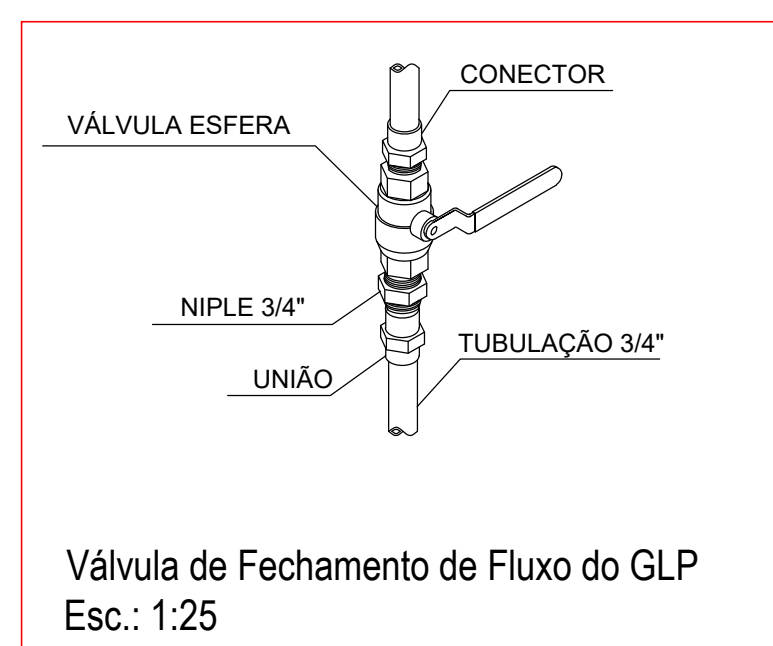DETALHE CENTRAL DE GÁS  
Escala 1:25

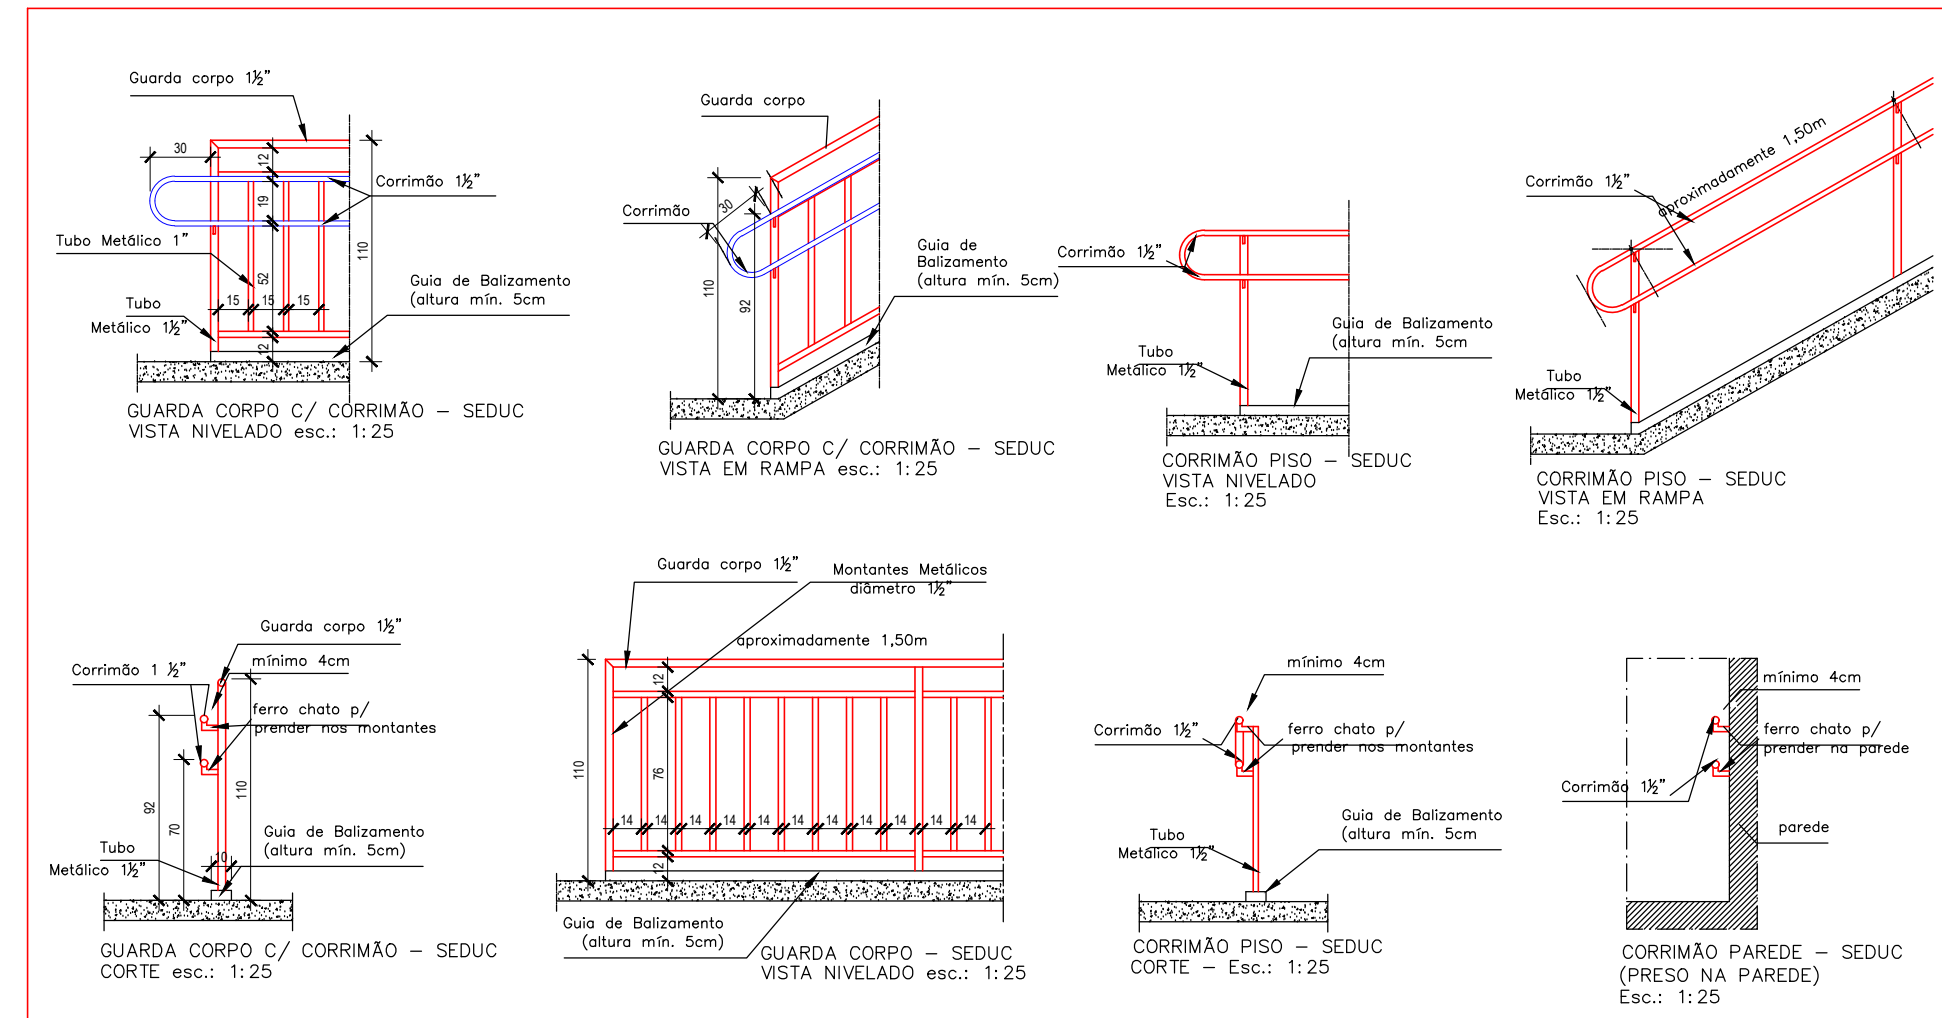

DETALHE VÁLVULA DE FECHAMENTO  
Escala 1:25



DETALHE GUARDA-CORPO E CORRIMÃO  
Sem Escala

 <b>ESTADO DE GOIÁS</b> CORPO DE BOMBEIROS MILITAR PROCESSO Nº: 187740/25		 <b>ESTADO DE GOIÁS</b> SECRETARIA DE ESTADO DA EDUCAÇÃO SUPERINTENDÊNCIA DE INFRAESTRUTURA GERÊNCIA DE PROJETOS E INFRAESTRUTURA			
1.1.1. (Identificação do projeto) 1.1.2. (Identificação do Projeto, Produto original e) 1.1.3. (Identificação do Projeto, Produto original e) 1.1.4. (Identificação do Projeto, Produto original e) 1.1.5. (Identificação do Projeto, Produto original e)		ANÁLISE E APROVAÇÃO DIGITALMENTE POR			
NOME: O A T A: CÓDIGO: VERIFICAÇÃO		GERÊNCIA DE PROJETOS E INFRAESTRUTURA APROVADO TENHO RESPONSÁVEL PELA APROVAÇÃO			
<b>COLÉGIO ESTADUAL DIURZA LEÃO - APAE</b> <b>CONSTRUÇÃO</b>					
ENDEREÇO: <b>RUA CINCO, S/Nº, RESIDENCIAL ANA LUZA, INHUMAS - GO</b>					
ÁREA DO TERRENO	ÁREA PERMEÁVEL	ÁREA EXISTENTE	ÁREA A DEMOLIR	ÁREA A CONSTRUIR	ÁREA TOTAL CONSTRUÇÃO
2.819,02 m²		971,38 m²	971,38 m²	1.384,58 m²	1.384,58 m²
AUTOR: ENG. CIVIL WILNER FREDERICK CUNHA PIKARDT - Nº CREA: 10198007500-GO					
RT DA OBRA: PROPRIETÁRIO: SECRETARIA DE ESTADO DA EDUCAÇÃO - CNPJ: 01.400.705.0001-20 PREPOSTO: SÁBINA SILVA VIEIRA VALENTE - CPF: 041.530.091-64					
<b>INCÊNDIO</b>					
TIPO DE PROJETO: PLANTA DE SITUAÇÃO DETALHES					
ASSUNTO:					
DATA:	ESCALA:	REVISÃO:	Nº PROJETO:		
OUT/2025	INDICADA	000	1020250322055		
REV.	DATA	DESCRIÇÃO	VISTO		
2/3					