

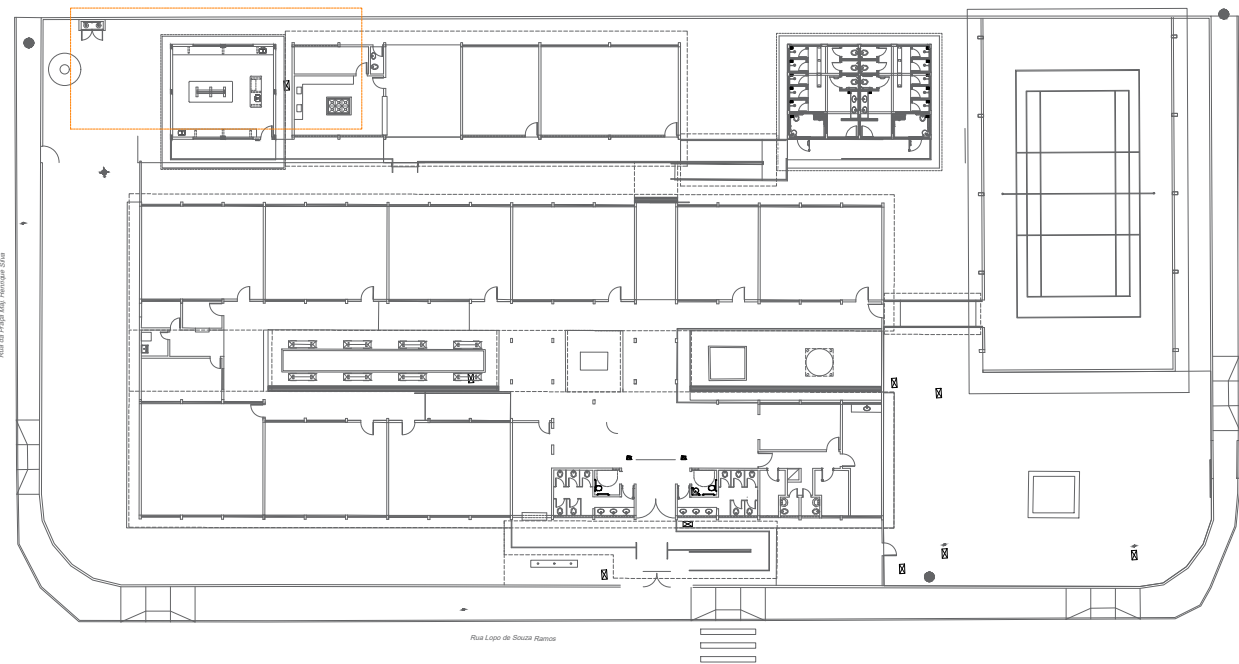


Ver planta baixa da instalação de gás

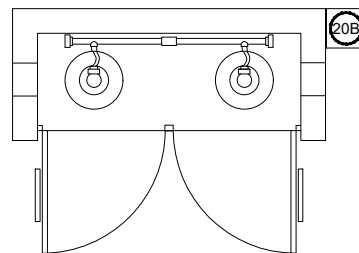

Planta de situação - Instalação de Gás
Escala 1:550

Planta baixa - Instalação de Gás
Escala 1:150

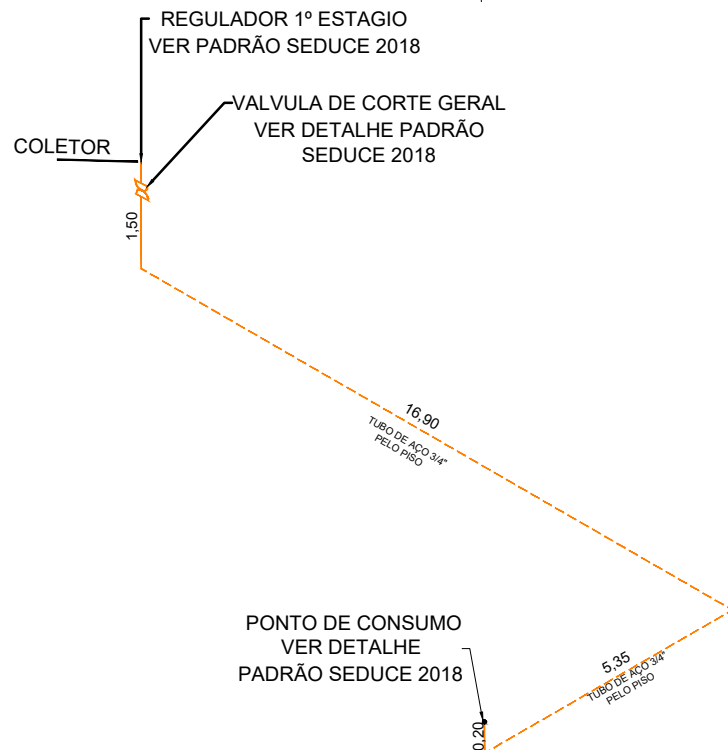

- PONTO DE SUBIDA
- PONTO DE DECIDA
- PONTO DE CONSUMO

- TUBULAÇÃO APARENTE (VAPOR)
- TUBULAÇÃO ENTERRADA (VAPOR)

CODIGO	SIMBOLO	SIGNIFICADO	FORMA E COR	APLICAÇÃO
1		Proibido fumar	Simbolo: Circular Fundo: branco Pictograma: preto Faixa circular e barra diametral: vermelhas	Todo local onde o fumo possa aumentar o risco de incêndio
6		Cuidado, Risco de Incêndio	Simbolo: Triangular Fundo: amarelo Pictograma: preto Faixa triangular: preto	Proximo a materiais ou áreas com presença de produtos altamente inflamáveis



Projeto:
GÁS CANALIZADO

Área terreno:
3.523,88M2

Descrição:
Instalação do Gás Canalizado
Composta por 2- P45

MUNICÍPIO: ANÁPOLIS
ESCOLA: CEPI PROF. HELI ALVES FERREIRA
ENDEREÇO: RUA LOPO DE SOUZA RAMOS,
S/N, JUNDIAÍ.

AUTOR: JOAO PEDRO MOREIRA PIRES - ARQUITETO E URBANISTA - CAU: A187684-8 - RRT: 14558269

PROPRIETÁRIO: SECRETARIA DE ESTADO DE EDUCAÇÃO CNPJ: 01.409.705.0001-20
PREPOSTO: SABRINA SILVA DE ALMEIDA CPF: 041.530.091-64

Área Existente:
1.468,27M2

Data:
26/07/2024

Prancha:
01/01